

LEGENDA MÍSTNOSTÍ

ČÍSLO	ÚČEL MÍSTNOSTI	PLOCHA [m²]	VÝŠKA MÍSTNOSTI [m]	PODLAHA
001	CHODBA	262,3	2,78-3,05	DLAŽBA
002	SPALOVNA	162,9	žebro 3,27/3,88	BETON
003	ÚPRAVNA POPELA	12,3	žebro 3,27/3,88	BETON
004	SKLAD	1,0	žebro 3,27/3,88	BETON
005	VÝTAH PRO URNY	0,5	—	—
006	STROJOVNA	50,0	žebro 3,27/3,88	BETON
007	KOTELNA	76,0	žebro 3,27/3,88	BETON
008	KANCELÁŘ	11,6	2,98	PVC
009	PŘEDSÍŇ	4,9	2,98	PVC
010	SKLAD	4,7	2,98	PVC
011	CHODBA	6,9	2,98	DLAŽBA
012	ÚKLID	3,7	2,98	DLAŽBA
013	UMÝVÁRNA	4,8	2,98	DLAŽBA

ČÍSLO	ÚČEL MÍSTNOSTI	PLOCHA [m²]	VÝŠKA MÍSTNOSTI [m]	PODLAHA
014	PŘEDSÍŇKA	1,3	2,98	DLAŽBA
015	WC	1,3	2,98	DLAŽBA
016	WC	1,2	2,98	DLAŽBA
017	KOUPELNA	2,1	2,98	DLAŽBA
018	PŘEDSÍŇ	4,8	2,98	PVC
019	POKOJ	11,1	2,98	PVC
020	CHODBA	19,1	2,95/3,10	DLAŽBA
021	ZÁDVEŘÍ	3,3	3,10	DLAŽBA
022	KUCHYŇ S JÍDELNOU	22,9	2,95	PVC
023	ŠATNA	11,0	2,95	DLAŽBA
024	WC	2,4	2,95	DLAŽBA
025	UMÝVÁRNA	10,5	2,95	DLAŽBA
026	ŠATNA	11,2	2,95	DLAŽBA
027	WC	2,4	2,95	DLAŽBA
028	SKLAD	31,9	2,78	DLAŽBA
029	CHLADÍRNA RAKVÍ 1	29,2	2,40	DLAŽBA
030	CHLADÍRNA RAKVÍ 2	55,5	2,40	DLAŽBA
031	CHLADÍRNA RAKVÍ 3	28,5	2,40	DLAŽBA
032	CHLADÍRNA RAKVÍ 4	54,1	2,40	DLAŽBA
033	CHLADÍRNA RAKVÍ 5	28,5	2,40	DLAŽBA
034	CHLADÍRNA RAKVÍ 6	50,5	2,40	DLAŽBA
035	SCHODIŠTĚ DO 1.NP	6,2	—	PVC
036	SKLAD	6,6	3,00	PVC
037	EL.ROZVODNA	21,7	2,80	IZOL.PODLOŽKA
038	EL.ROZVODNA	3,4	2,80	DLAŽBA
039	AKUBATERIE NOUZ.OSVĚTLENÍ	2,9	2,80	DLAŽBA
040	JÍMKA SPLAŠ.KANALIZACE	14,4	—	—
041	ČERPÁNÍ SPLAŠ.KANALIZACE	13,9	2,94	BETON
042	PŘEDSÍŇ	10,3	2,94	DLAŽBA
043	VÝTAH-VÝSTAVA MALÁ OBŘAD.SÍŇ	3,4	—	—
044	PŘEDSÍŇ	19,8	2,90	DLAŽBA
045	VÝTAH-VÝSTAVA VELKÁ OBŘAD.SÍŇ	3,8	—	—
046	LIKVIDACE KVĚTINOVÝCH DARŮ	48,9	2,94/3,05	BETON
047	CHODBA	13,0	2,94	DLAŽBA
048	CHLADÍČÍ BOX	5,3	2,70	DLAŽBA
049	NEPŘÍSTUPNO	20,5	—	—
050	STROJOVNA CHLAZENÍ	40,9	3,00	BETON
051	VÝTAH KATAFALKU-VELKÁ OBŘAD.SÍŇ	3,7	—	—
052	NEPŘÍSTUPNO	7,4	—	—
053	CHODBA	16,3	2,94	DLAŽBA
054	ÚKLID	3,1	2,94	DLAŽBA
055	SCHODIŠTĚ	11,2	—	DLAŽBA
056	STROJOVNA	68,4	3,50	BETON
057	ÚKLID	2,9	2,94	DLAŽBA
058	CHODBA	19,6	2,94	DLAŽBA
059	VÝTAH KATAFALKU-MALÁ OBŘAD.SÍŇ	3,0	—	—

LEGENDA:

- A1

—

DVOJTRUBICOVÉ SVÍTIDLO LED
- A2

—

ZÁROVKOVÉ SVÍTIDLO LED - stropní - rásběrná
- B1

—

DVOJTRUBICOVÉ SVÍTIDLO LED / IP64
- B2

—

ZÁROVKOVÉ SVÍTIDLO LED / IP44 - stropní - rásběrná
- P1

—

PANIKOVÉ DVOJTRUBICOVÉ SVÍTIDLO LED / IP44
- N1

—

NOUZOVÉ SVÍTIDLO LED - stropní - rásběrná
- N2

—

NOUZOVÉ SVÍTIDLO LED/IP65 - stropní - rásběrná
- Č1

—

SVÍTIDLO s čidlem osazeno LED - stropní - rásběrná
- SPÍNAC JEDNOPÓLOVÝ

řazení 1
- PŘEPÍNAČ SÉRIOVÝ

řazení 5
- PŘEPÍNAČ STŘÍDAVÝ

řazení 6
- SPÍNAC JEDNOPÓLOVÝ

řazení 1 IP44
- PŘEPÍNAČ SÉRIOVÝ

řazení 5 IP44
- PŘEPÍNAČ STŘÍDAVÝ

řazení 6 IP44
- PŘEPÍNAČ KŘÍŽOVÝ

řazení 7 IP44
- Tlačítko zvonek - zřizenc

—

ZÁSUVKA TRÍFÁZOVÁ 400/230V

—

ZÁSUVKA JEDNONÁSOBNÁ 230V/16A

—

ZÁSUVKA DVOJNÁSOBNÁ 230V/16A

—

ZÁSUVKA JEDNONÁSOBNÁ 230V/16A - IP-44

—

OVLAĐÁNÍ KATAFALKU

—

ODTAHOVÝ VENTILÁTOR

—

Motorová jednotka

—

ELEKTRICKÝ OHŘÍVAČ VODY

—

ZÁSUVKOVÁ SKŘÍŇ 400/230V

—

VÝVOD 230/400V

—

EKVIPOTCIONÁLNÍ SVORKOVNICE

—

PODRUŽNÁ ROZVODNICE

—

SKŘÍŇ O 2

—

HLAVNÍ KABELOVÁ TRASA

—

SVĚTELNÉ ROZVODY

—

ZÁSUVKOVÉ ROZVODY

—



Pospojení

OZNAČENÍ SVÍTIDEL
SVx/Rxx/XXx/xxx
SV - svítidlo
Rxx - označení svítidla
XXx - označení svítidla
xxx - označení svítidla

OZNAČENÍ ZÁSUVKY
Zx/Rxx
Zx - označení zásuvky
Rxx - označení zásuvky

OZNAČENÍ VÝVODŮ
Vxx/Rxx
Vxx - označení vývodu
Rxx - označení vývodu

OZNAČENÍ ZÁSUVKA 400V
Z3fx/Rxx
Z3fx - označení zásuvky
Rxx - označení zásuvky

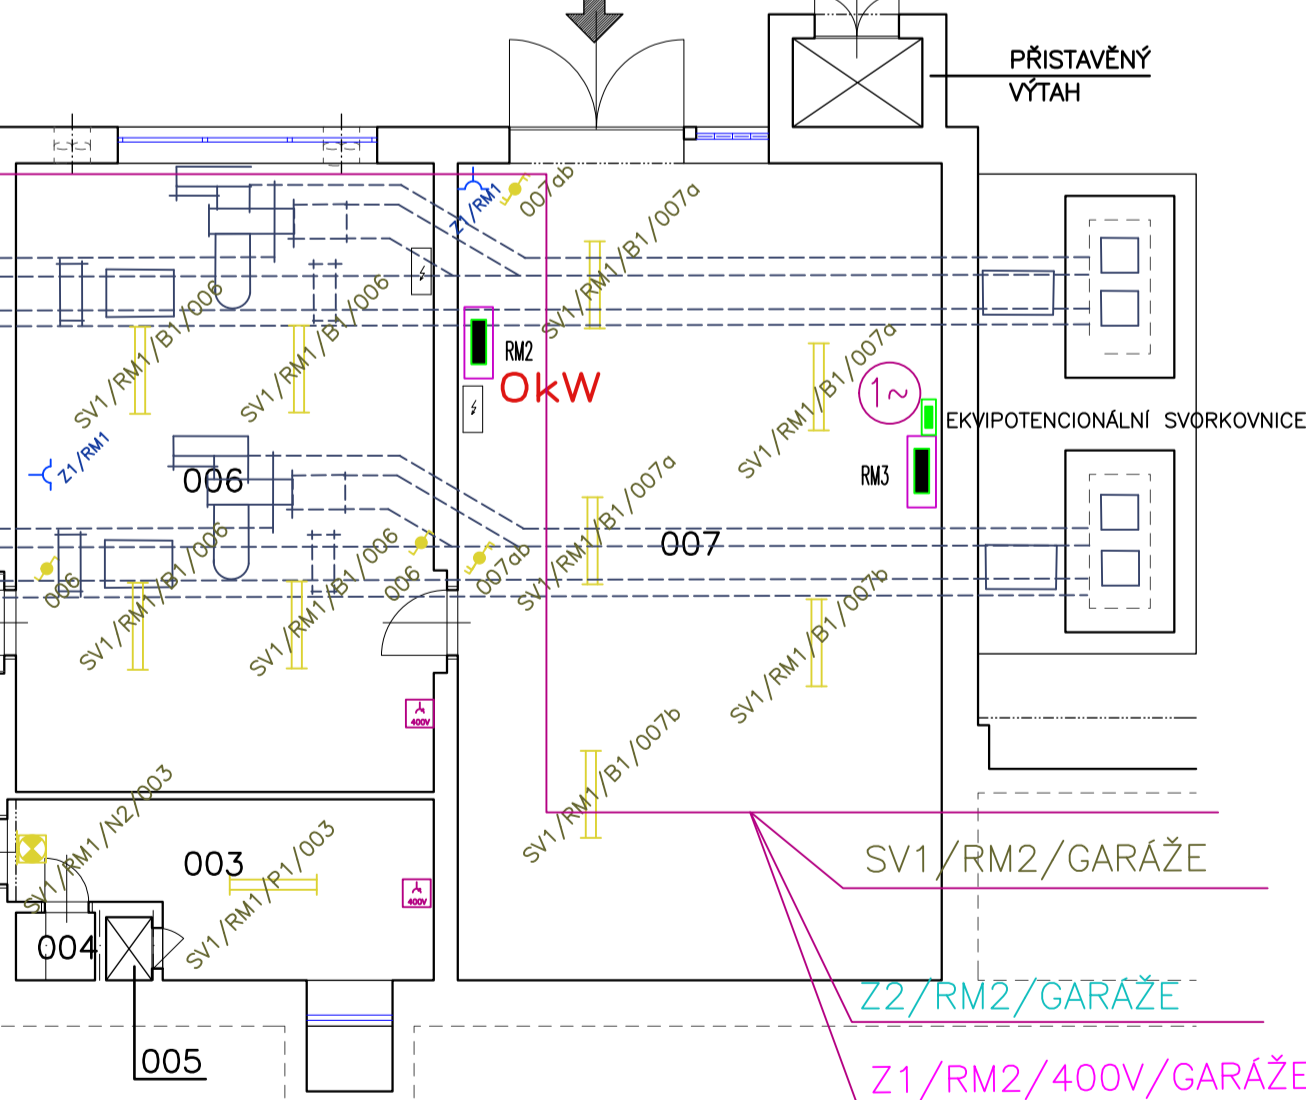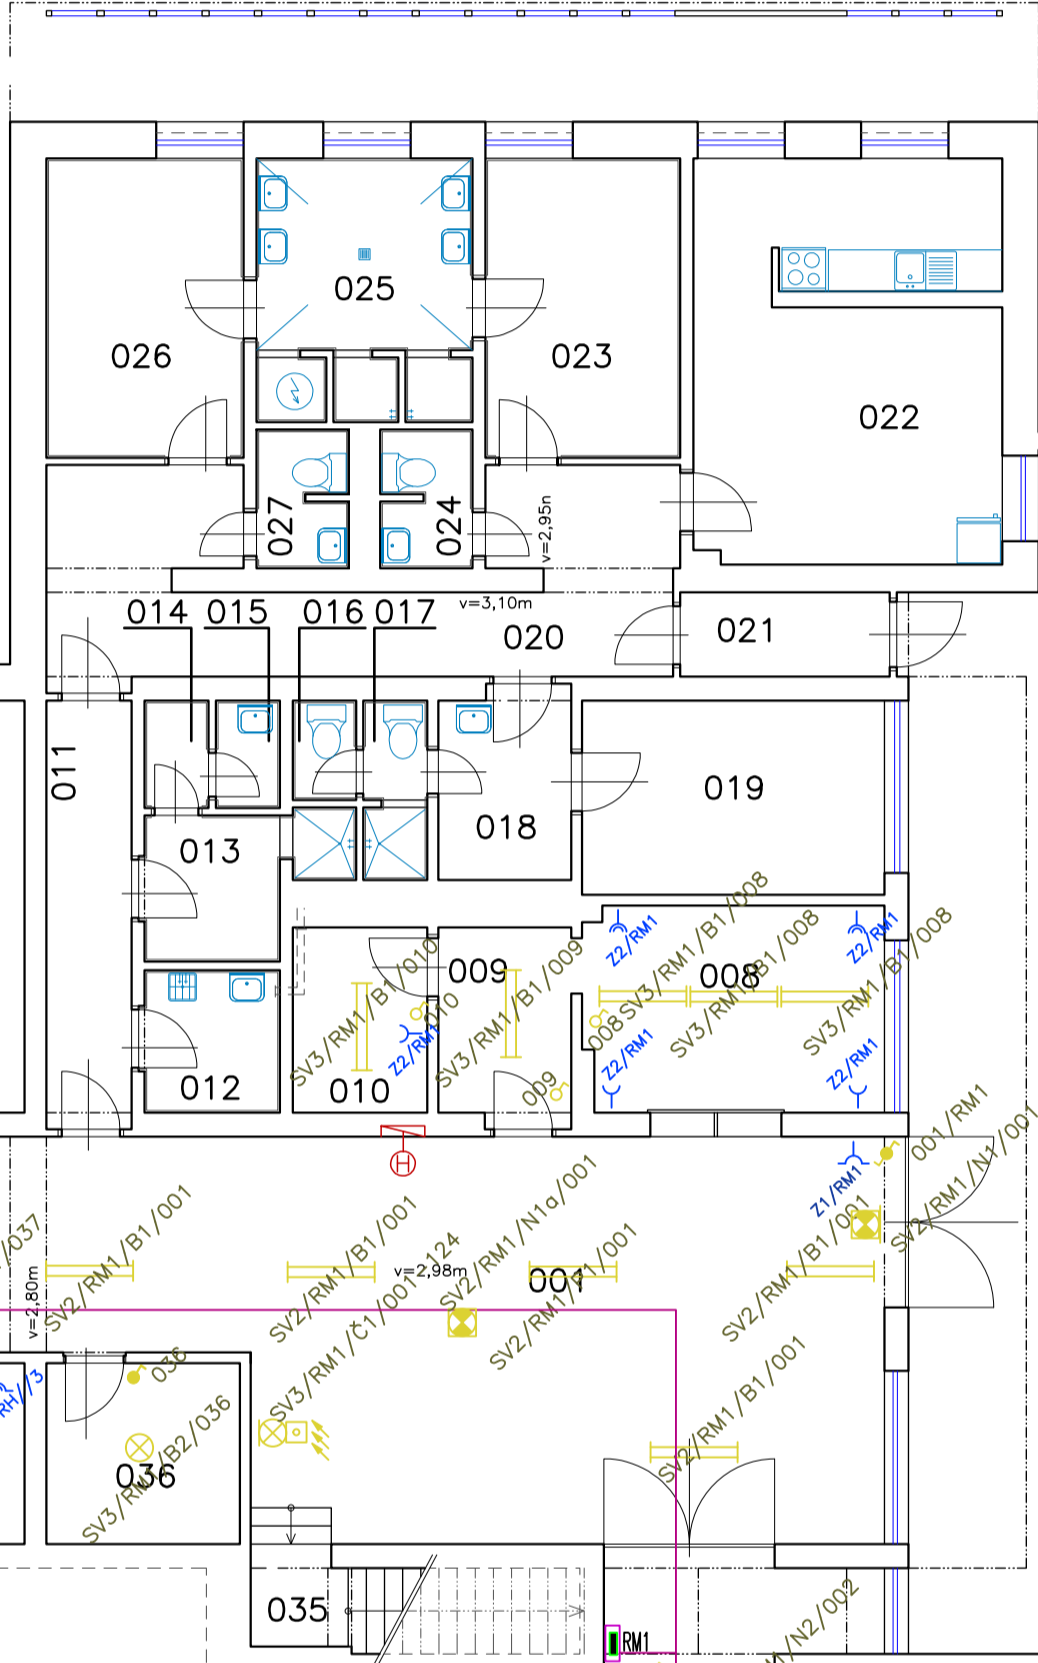

VYPRACOVAL:	JAROMÍR HORÁČEK	ZODPOVĚDNÝ PROJEKTANT:	MILAN TRÁVNÍČEK
KRAJ:	ÚSTECKÝ	OBEC:	ÚSTÍ NAD LABEM
INVESTOR:	Statutární město Ústí nad Labem, Velká Hradební 236/8, Ústí nad Labem		
OBJEKT NOVÉHO KREMATORIA U Krematoria 1571/5 Ústí nad Labem - Střekov			
PŮDORIS 1.N.P. 1. ETAPA			
FORMAT:	Bx44		
DATA:	10/2020		
ÚČEL:	OPRAVA ELEKTROINSTALACE		
Č. ZAKÁZKY:	MĚŘÍTKO: 1:100		