


PŮDORYS 1.PP

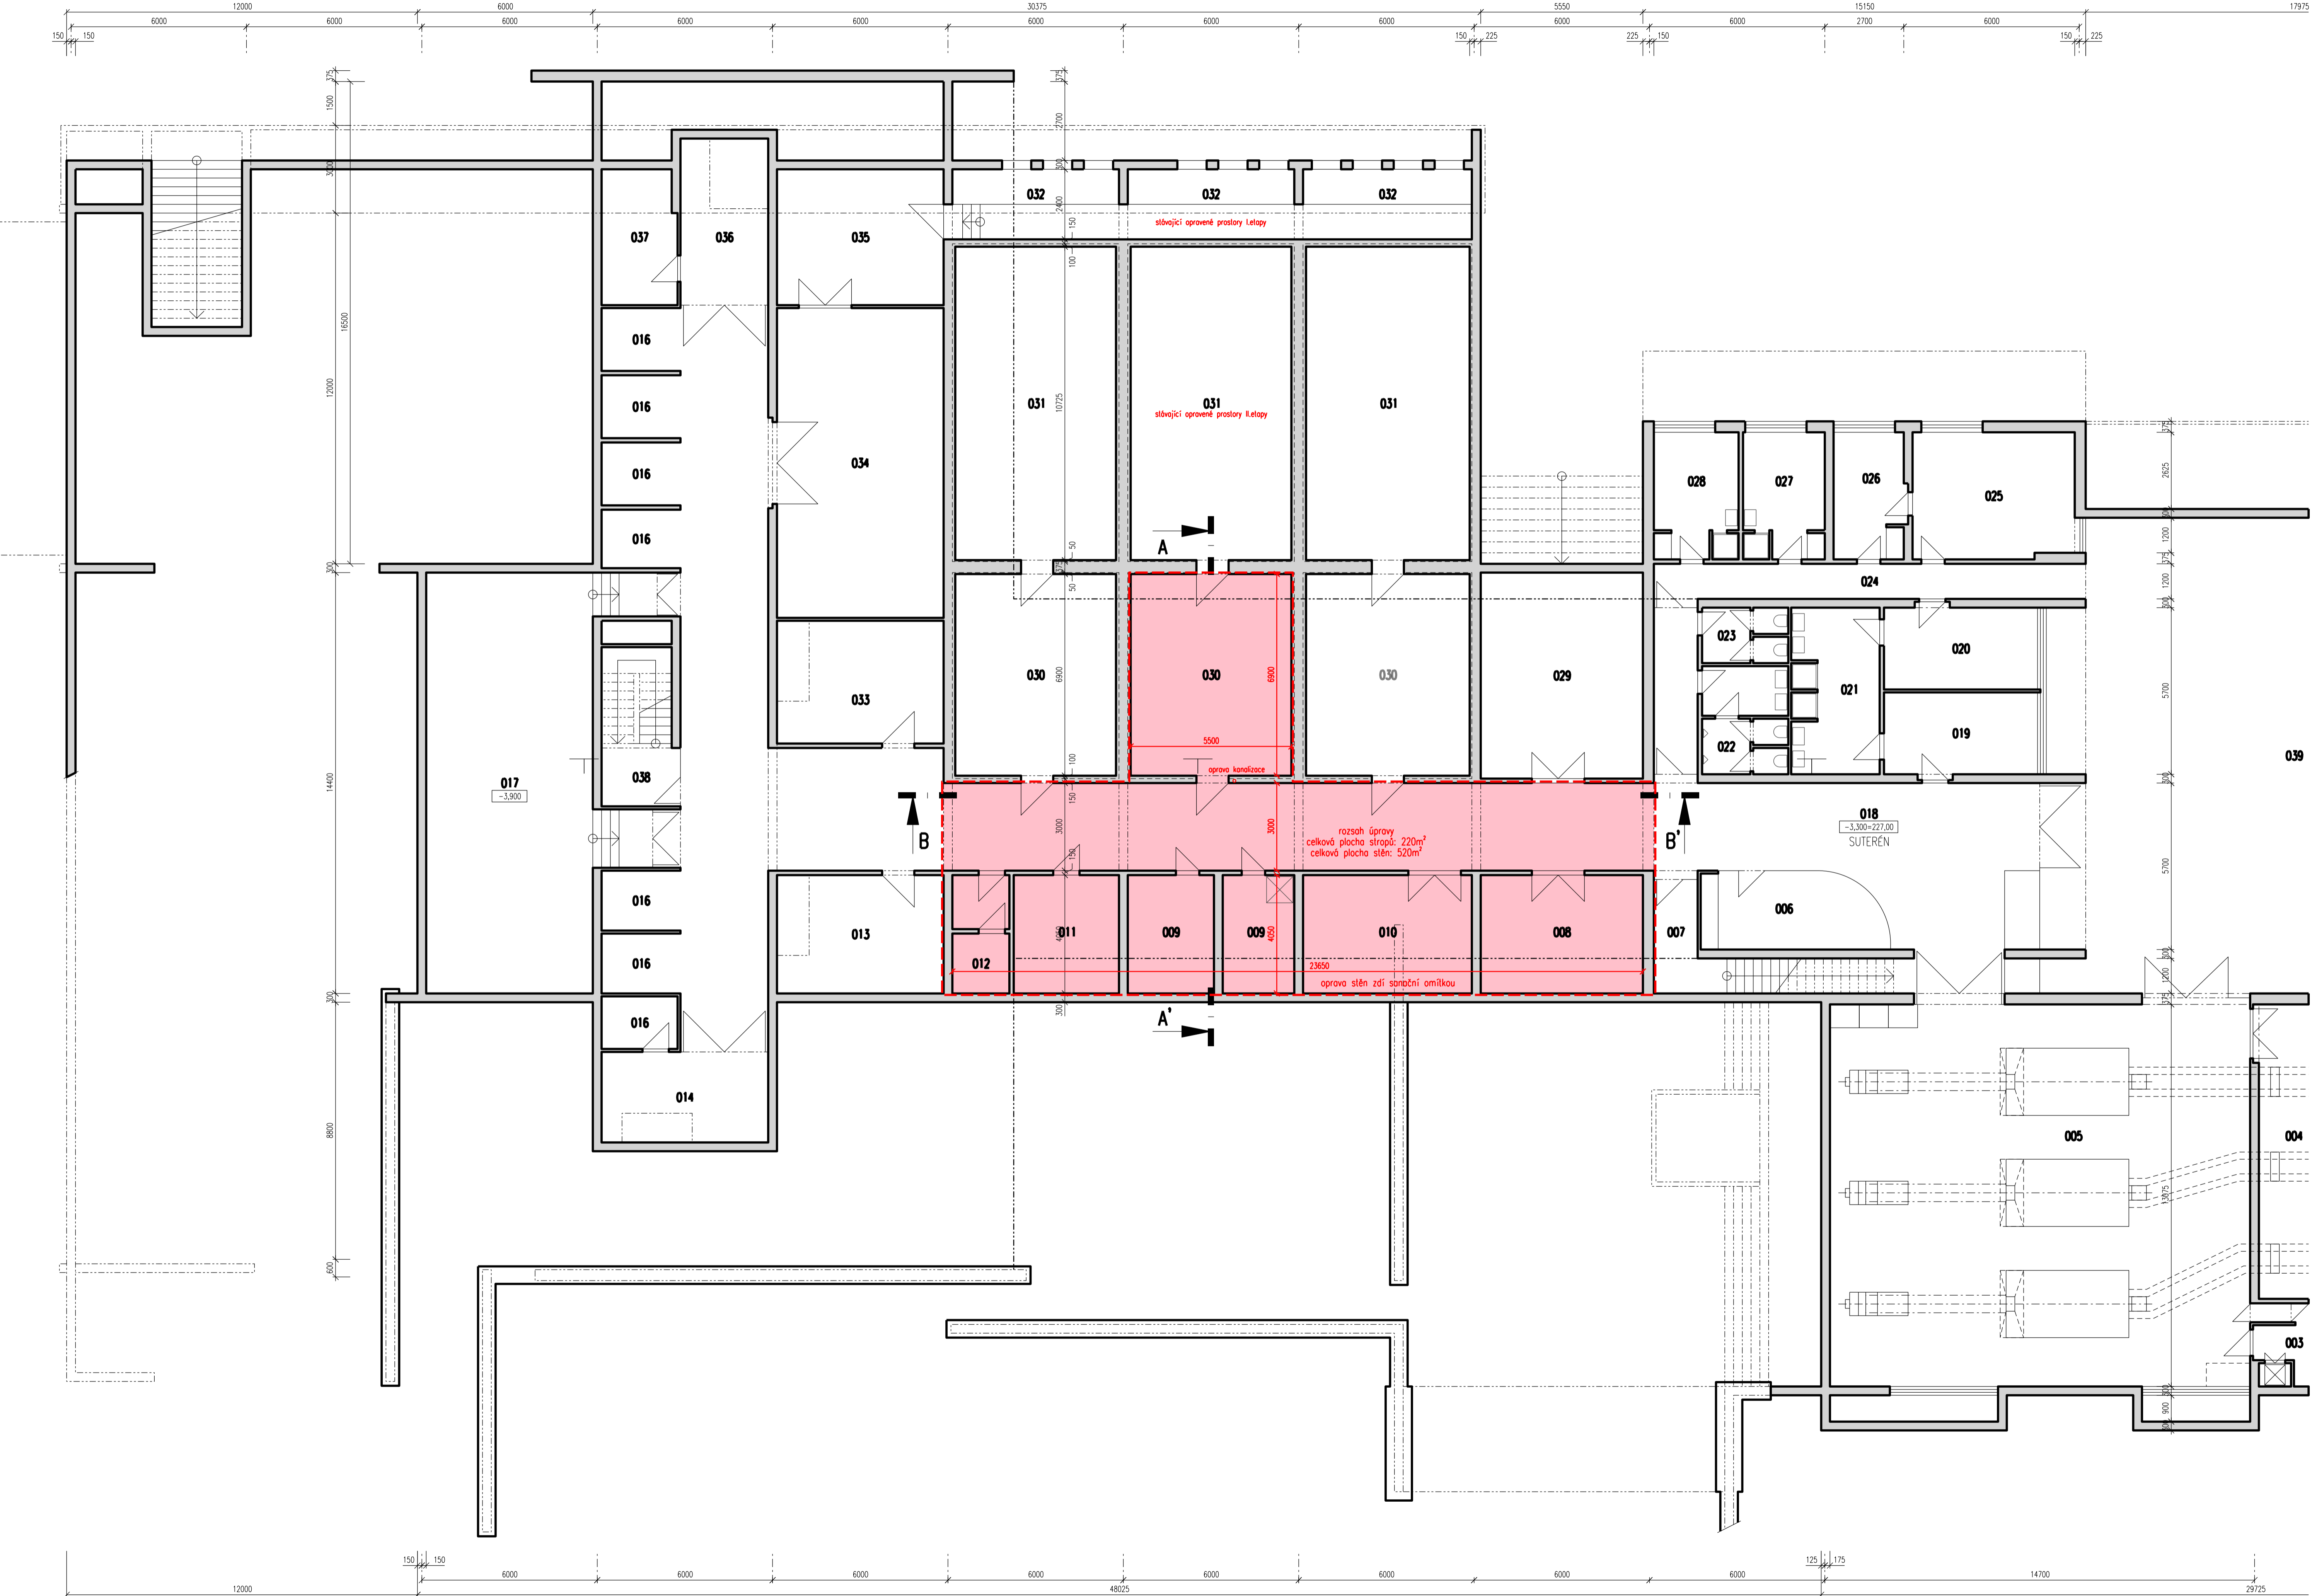

SPECIFIKACE MÍSTNOSTÍ:

OZN.	ÚČEL MÍSTNOSTI	PLOCHA (m²)
001	KOTELNA	81,20
002	MĚŘENÍ PLYNU	4,60
003	ÚPRAVNA POPELA	16,50
004	STROJOVNA TAHŮ	76,20
005	SPALOVNA	188,00
006	VEDOUcí PROVOZU	17,40
007	SCHODIŠTĚ, CHODBA	15,70
008	SKLAD	23,90
009	ČERPÁNÍ SPLAŠKOVÉ KANALIZACE	23,90
010	SLABOPROUD	23,90
011	ELEKTROKROVÍDNO	15,80
012	AKU BATERIE, NOUZOVÉ OSVĚTLENÍ	7,50
013	VÝTAH VÝSTAVU MOS	23,90
014	VÝTAH KATAFALKU MOS	17,50
015	SKLAD REKVIZIT	4,90
016	KVĚTINOVÉ DÁRY	5,90
017	STROJOVNA	88,10
018	MANIPULAČNÍ CHODBA	234,90
019	ŠPINAVA ŠATNA MUŽI	15,00
020	ČISTÁ ŠATNA MUŽI	15,00
021	UMÝVARNA	17,20
022	WC MUŽI	11,20
023	WC ŽENY	5,70
024	CHODBA	19,20
025	DEJNÍ MÍSTNOST	24,10
026	PŘÍPRAVA JIDLA	10,10
027	ŠATNA ŽENY	12,00
028	ŠATNA - DOZOR	12,00
029	SKLAD	39,90
030	CHLADIRNA RAKVÍ I.	37,40
031	CHLADIRNA RAKVÍ II.	59,10
032	STROJOVNA CHLAZENÍ	14,10
033	VÝTAH VÝSTAVU VOS	28,70
034	LIKVIDACE KVĚTINOVÝCH DARŮ	61,50
035	SKLAD	26,70
036	VÝTAH KATAFALKU VOS	17,40
037	SKLAD REKVIZIT	11,80
038	SCHODIŠTĚ	13,70
039	DVŮR KREMATORIA	318,10

±0,000=230,30

Odpov. proj.: Ing. Martin DAVID		AZ CONSULT spol. s r. o.	
Vpracoval: Josef GRIESEL		Číslo zakázky: 320/20	
Kontroloval: Ing. Martin DAVID		Výrobek uvolněn k použití	
Kraj: Ústecký	Město: Ústí nad Labem - Střekov	Datum: 03.2021	
Objednatel: Statutární město Ústí nad Labem			
Akce: KREMATORIUM oprava teras před malou obřadní síní (3. část)		Za souboru: ...	
Výkres: Půdorys 1.PP (krematorium suterén)		Stupeň: ZPD Formát: 10xA4	
		Č. zak.: 320/20 Č. par.: ...	
		Datum: III. 2021 Č. přílohy: D.1	
		Měřítko: 1: 50	

DOKUMENTACE LZE UŽÍVAT POUZE VE SMYSLU PŘÍSLUŠNÉ SMLOUVY O DÍLO, KOPÍROVÁNÍ A ROZŠÍŘOVÁNÍ POUŽÍ POUZ PŘEDCHOZÍM SOUHLASEM AZ CONSULT spol. s r. o.