

Legenda IS:

- plynovod STL - GasNET
- vedení NN - Čez Distribuce, a.s.
- vedení NN - nadzemní
- vedení CETIN, a.s.
- vodovod - SčVK
- kanalizace - SčVK
- kanalizace - SčVK
- zatravněná vodoteč POH s.p.

Legenda čar:

- Stávající stav
- Hranice parcel
- Slučka


AZ CONSULT, spol. s r.o.

Číslo zakázky.....21/356

Výrobek uvolněn k použití

Datum.....28.2.2023

3

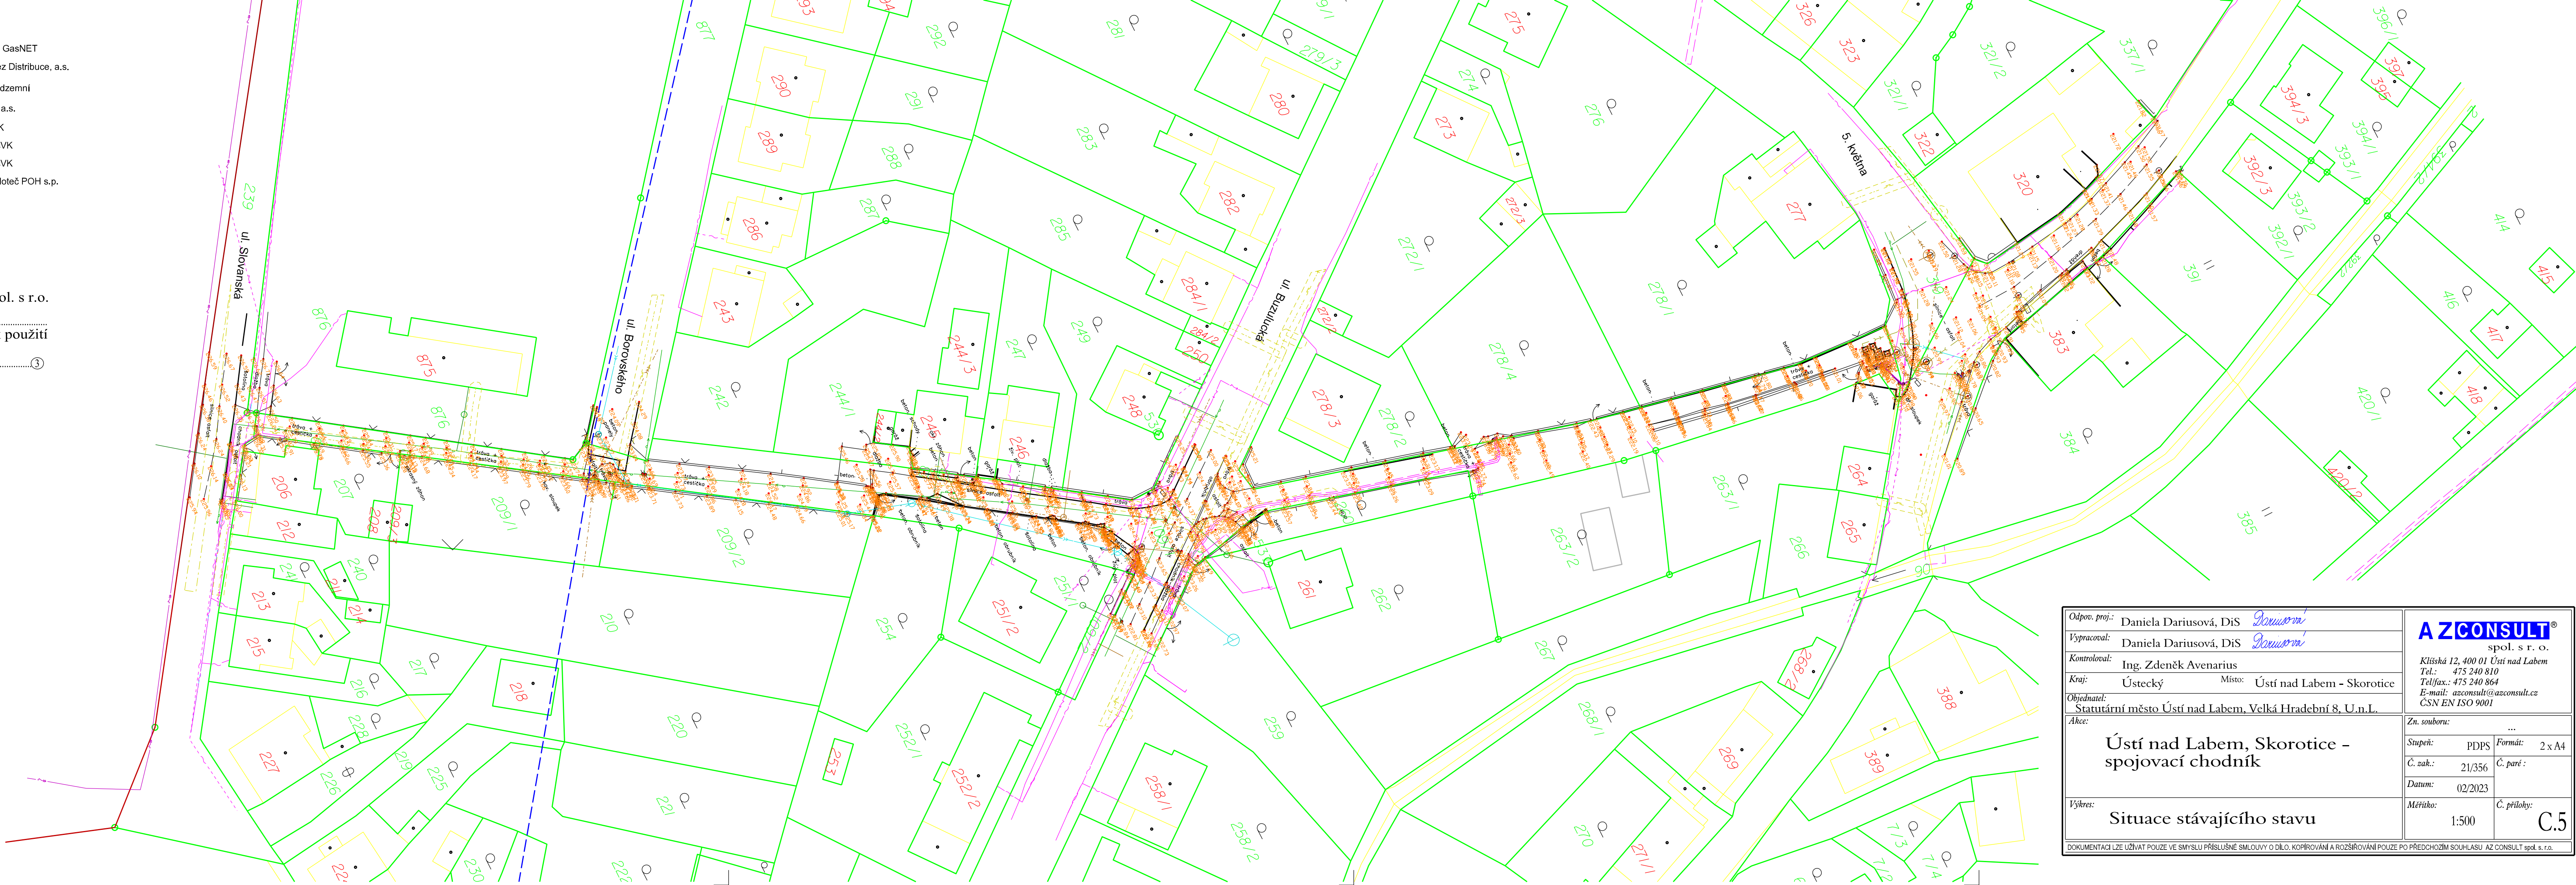

Odpov. proj.: Daniela Dariusová, DiS <i>Dariusová</i>		AZCONSULT® spol. s r. o. Klíšská 12, 400 01 Ústí nad Labem Tel.: 475 240 810 Telfax.: 475 240 864 E-mail: azconsult@azconsult.cz CSN EN ISO 9001	
Vypracoval: Daniela Dariusová, DiS <i>Dariusová</i>			
Kontroloval: Ing. Zdeněk Avenarius			
Kraj: Ústecký	Místo: Ústí nad Labem - Skorotice		
Objednatel: Statutární město Ústí nad Labem, Velká Hradební 8, U.n.L.			
Akce:		Zn. souboru: ...	
Ústí nad Labem, Skorotice – spojovací chodník		Stupeň: PDPS	Formát: 2 x A4
		Č. zak.: 21/356	Č. paré :
		Datum: 02/2023	
		Měřítko: 1:500	Č. přílohy: C.5
Výkres: Situace stávajícího stavu			
DOKUMENTACE LZE UŽÍVAT POUZE VE SMYSLU PŘÍSLUŠNÉ SMLOUVY O DÍLO, KOPÍROVÁNÍ A ROZŠÍŘOVÁNÍ POUZE PO PŘEDCHOZÍM SOUHLASU AZ CONSULT spol. s r.o.			