


LEGENDA			
S1	CEREMONIÁLNÍ SAUNA	D03A	SKLAD
S4	CHODBA + OCHL. SPRCHY	F03B	SKLAD
S5	CHODBA + OCHL. SPRCHY	F04	TEMNÁ ODPOČÍVÁRNA
S6	TROPICKÁ SAUNA	F05	ODPOČÍVÁRNA 2
S7	FINSKÁ SAUNA	F06	ŠATNA – ŽENY
S8	BIO SAUNA	F07	SPRCHY ŽENY
S9	ÚKLIDOVÁ MÍSTNOST	F08	PŘEDSÍŇ WC ŽENY
S11	OCHL. SPRCHY + VĚDRO	F09	WC ŽENY
S12	OCHL. BAZÉN	F10	WC ŽENY
S13	TECH. MÍSTNOST – BAZÉN	F11	PŘEDSÍŇ WC MUŽI
S14	PARNÍ KABINA	F12	PISOÁRY WC MUŽI
S15	TECH. MÍSTNOST – PÁRA	F13	WC MUŽI
S16	ODPOČÍVÁRNA 1	F14	SPRCHY MUŽI
S17	VENKOVNÍ ODPOČÍVÁRNA	F15	ŠATNA – MUŽI
F01A	SLUŽEBNÍ CHODBA	F16	CHODBA
F01B	SKLAD ŠPIN. OBALŮ	F17	ŠATNA ZAMĚSTNANCI
F01C	SKLAD DKP	F18	UMÝVÁRNA ZAMĚSTNANCI
F01D	ÚKLID – OBČERSTVENÍ	F19	SPRCHA ZAMĚSTNANCI
F02	BAR OBČERSTVENÍ	F20	WC ZAMĚSTNANCI
D03A	SKLAD	F21	ÚKLID
		V101	CHODBA

LEGENDA

-  REPRODUKTOR OZVUČENÍ
-  PŘESUNUTÝ REPRODUKTOR OZVUČENÍ NA JINÉ MÍSTO

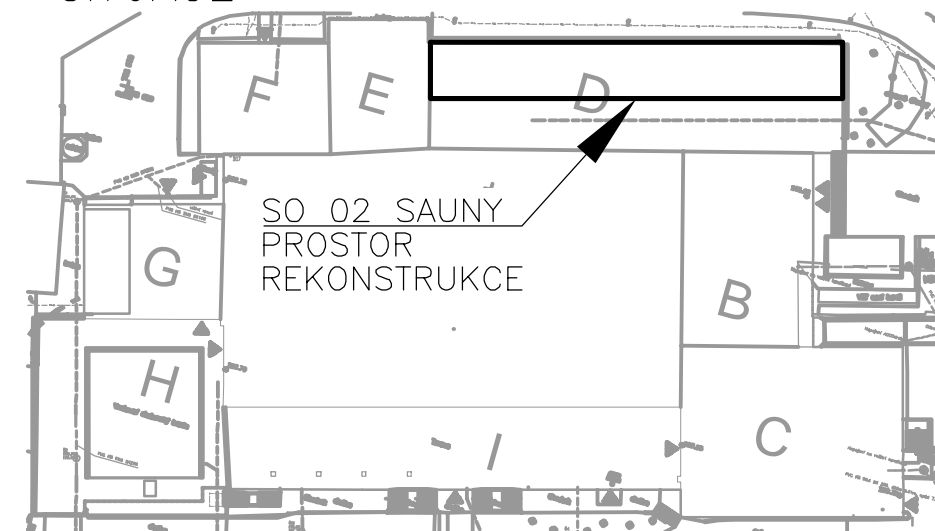
STÁVAJÍCÍ R.3.2.27 OZNAČENÍ STÁVAJÍCÍ REPRODUKTORU

POSUN R.3.1.34 OZNAČENÍ STÁVAJÍCÍ REPRODUKTORU UMÍSTĚNÉHO NA JINÉM MÍSTĚ



POUŽITÉ KABELY DLE STÁVAJÍCÍCH TYPŮ  
KABEL 1–CHKE–V(0) 2X1,5 FE180 / P30–60–R  
ULOŽENO NA PŘÍCHÝTKÝCH EI90

POZNÁMKA  
ÚPRAVY VYCHÁZENÍ ZE STÁVAJÍCÍ DOKUMENTACE  
ÚPRAVY RESPEKTUJÍ STÁVAJÍCÍ PŘEVODENÍ A MATERIÁL  
U VÁZEB NA STÁVAJÍCÍ INSTALACI JEN NUTNÉ RESPEKTOVAT  
A KOORDINOVAT DETAILY A MÍSTNÍ ÚPRAVY.  
UMÍSTĚNÍ KOMPONENT BUDE KOORDINOVÁNO S OSTATNÍMI ČÁSTI DOKUMENTACE  
A S VÝKRESEM PODHLADŮ.  
UMÍSTĚNÍ USTŘEDNÝ ZASTÁVÁ STÁVAJÍCÍ

SITUACE



–BĚHEM MONTÁŽE NUTNO DODRŽET ODDĚLENÍ JEDNOTLIVÝCH TYPŮ VEDENÍ, (tzn. kabely silové, slaboproudé, ovládací a kabely měření a regulace).  
ODSTUPY BUDOU PROVEDENY DLE ČSN 34 2300 a ČSN 33 2000–5–52 ed.2 A BUDOU DODRŽENY MIN. ODSUPY.  
TO ZNAMENÁ ŽE PRO RUZNÁ NAPĚTÍ BUDE PŘEVODNA SAMOSTATNÁ TRASA.

NAVRHOVAL	Ing. Vlastimil Laube		<div> projektování a realizace staveb  SPECTA s.r.o., Na Populzí 821/11, 400 01 Ústí n. L. IČ: 273 05 350, DIČ: CZ27305350 telefon: 475 511 441 e-mail: info@specta.cz GSM: 733 121 924 www.specta.cz</div>
SCHVÁLIL	Ing. Martin Gazda		
INVESTOR: Městské služby Ústí nad Labem, p.o. Panská 1700/23, 400 01 Ústí nad Labem			
AKCE: AREÁL KLÍŠE, ÚSTÍ NAD LABEM – WELLNESS A FITNESS U Koupaliště 575/11, 40001 Ústí nad Labem – Klíše			
SOUBOR: D.1–02 SO 02 Zařízení slaboproudé elektrotechniky vč. EPS			
NÁZEV VÝKRESU: ÚPRAVA DISPOZICE NOUZOVÉHO ZVUKOVÉHO SYSTÉMU			
MĚŘÍTKO: 1:100			
Č. PŘÍLOHY: D.1–02.4.5			