
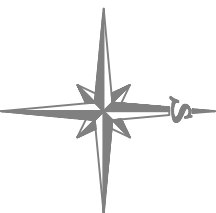


LEGENDA SVÍTIDEL:				
A	SVÍTIDLO LED PRÍSAZENÉ 41W, 4592lm, IP20, MIKROPRIZMATICKÝ KRYT			
B	SVÍTIDLO LED PRÍSAZENÉ 64W, 7148lm, IP20, MIKROPRIZMATICKÝ KRYT			
C	SVÍTIDLO LED PRÍSAZENÉ 30W, 4700lm, IP20, PMMA KRYT			
D	SVÍTIDLO LED PRÍSAZENÉ 54W, 7800lm, IP54			
E	SVÍTIDLO LED KULATÉ PRÍSAZENÉ 19W, 1800lm, IP20			
F	SVÍTIDLO LED KULATÉ PRÍSAZENÉ 26W, 2800lm, IP54 MIKROVLNNÝ SENZOR			
G	SVÍTIDLO LED S PMMA KRYTEM PRÍSAZENÉ 40W, 4100lm, IP40			
H	SVÍTIDLO LED PRÍSAZENÉ 64W6093lm, IP20, MIKROPRIZMATICKÝ KRYT, Ra-90			
I	SVÍTIDLO LED NAD UMÝVADLO			
J	SVÍTIDLO LED POD LNKU – LED PÁSEK vč.ZDROJE			

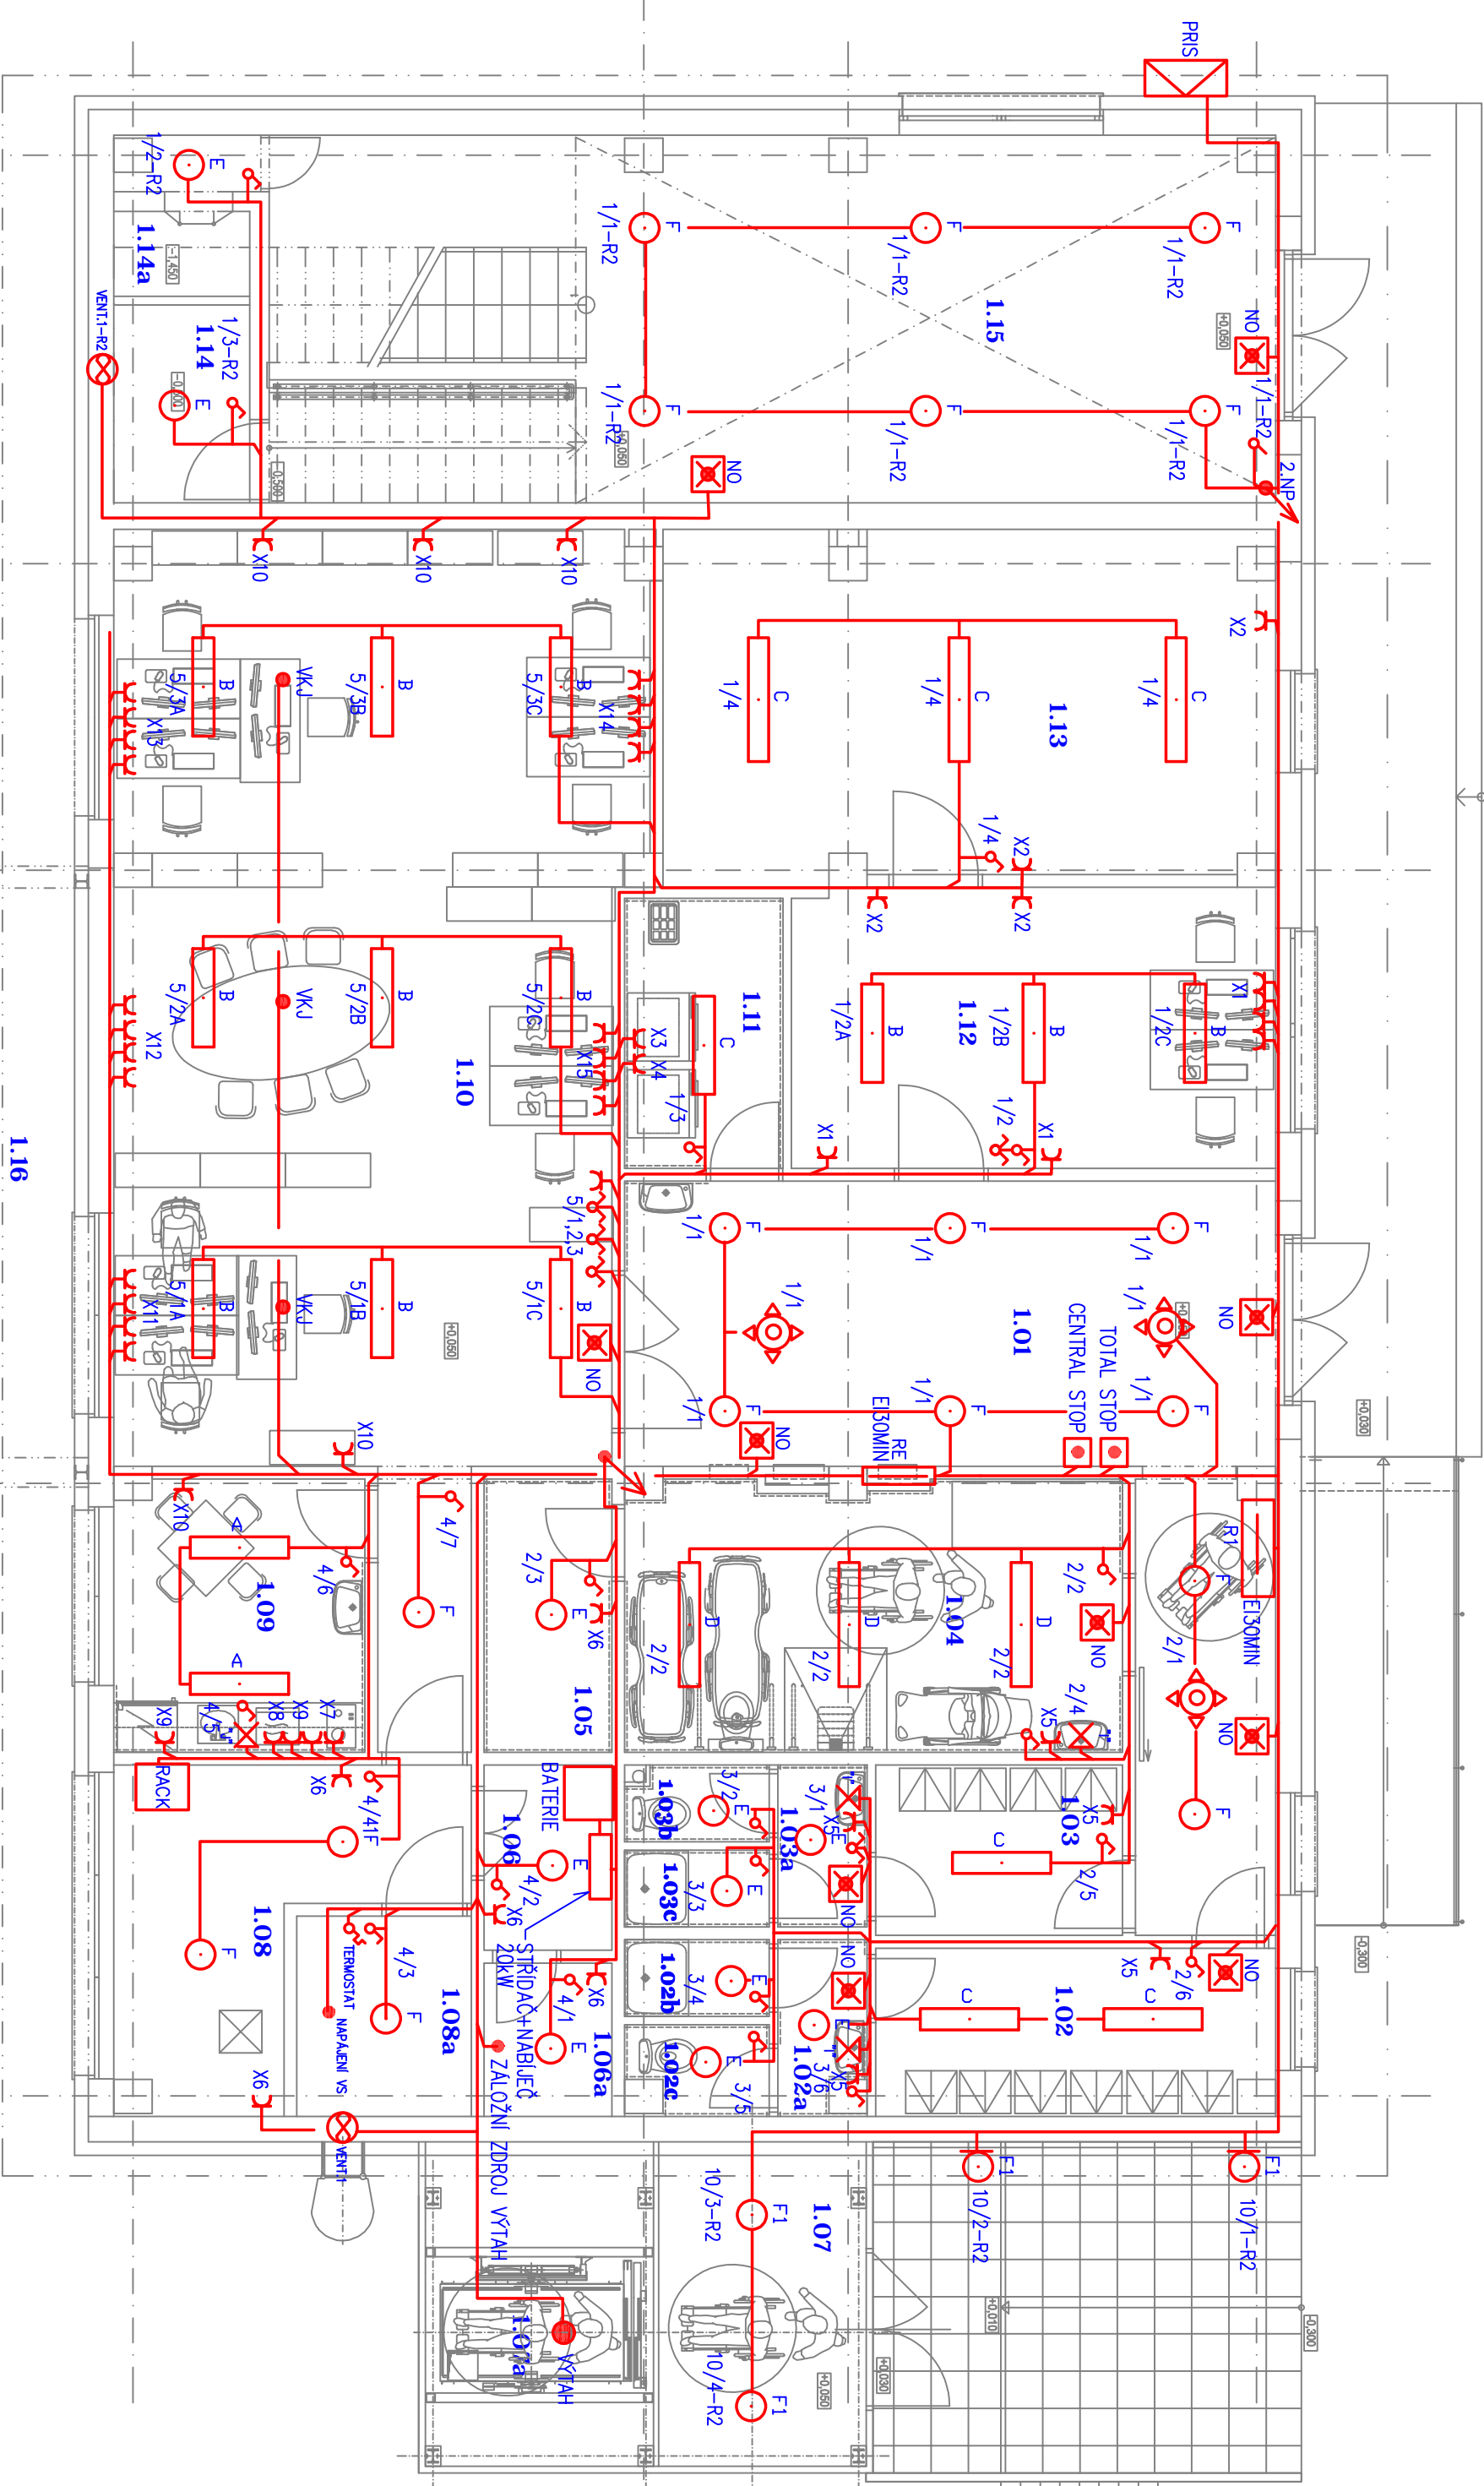

PROJEKTANT : ING.VLASTIMIL KRÍŽAN		ING.VLASTIMIL KRÍŽAN	
INVESTOR : Stojutní mesto Ústí nad Labem		STRAŽKY 21	
MĚSTSKÝ ÚŘAD		403 40 ÚSTÍ NAD LABEM	
KRAJ : ÚSTECKÝ		TEL: 603 709 577	
AKCE : STAVEBNÍ ÚPRAVY OBJEKTU PRO PEČOVATELSKOU SLUŽBU, NEŠTĚMICKÁ 795/37 KRÁSNÉ BRÉZNO, ÚSTÍ NAD LABEM		DATUM : 05/2024	
OBSAH : PŮDORYS 1.NP		STUPEŇ : před dokončením	
		ČÍSLO ZAKÁZKY: 57/2024	
		MĚŘÍTKO: 1 : 75	
		ČÍSLO VÝKRESU: E-02.1	