


SOUSEDNÍ OBJEKT

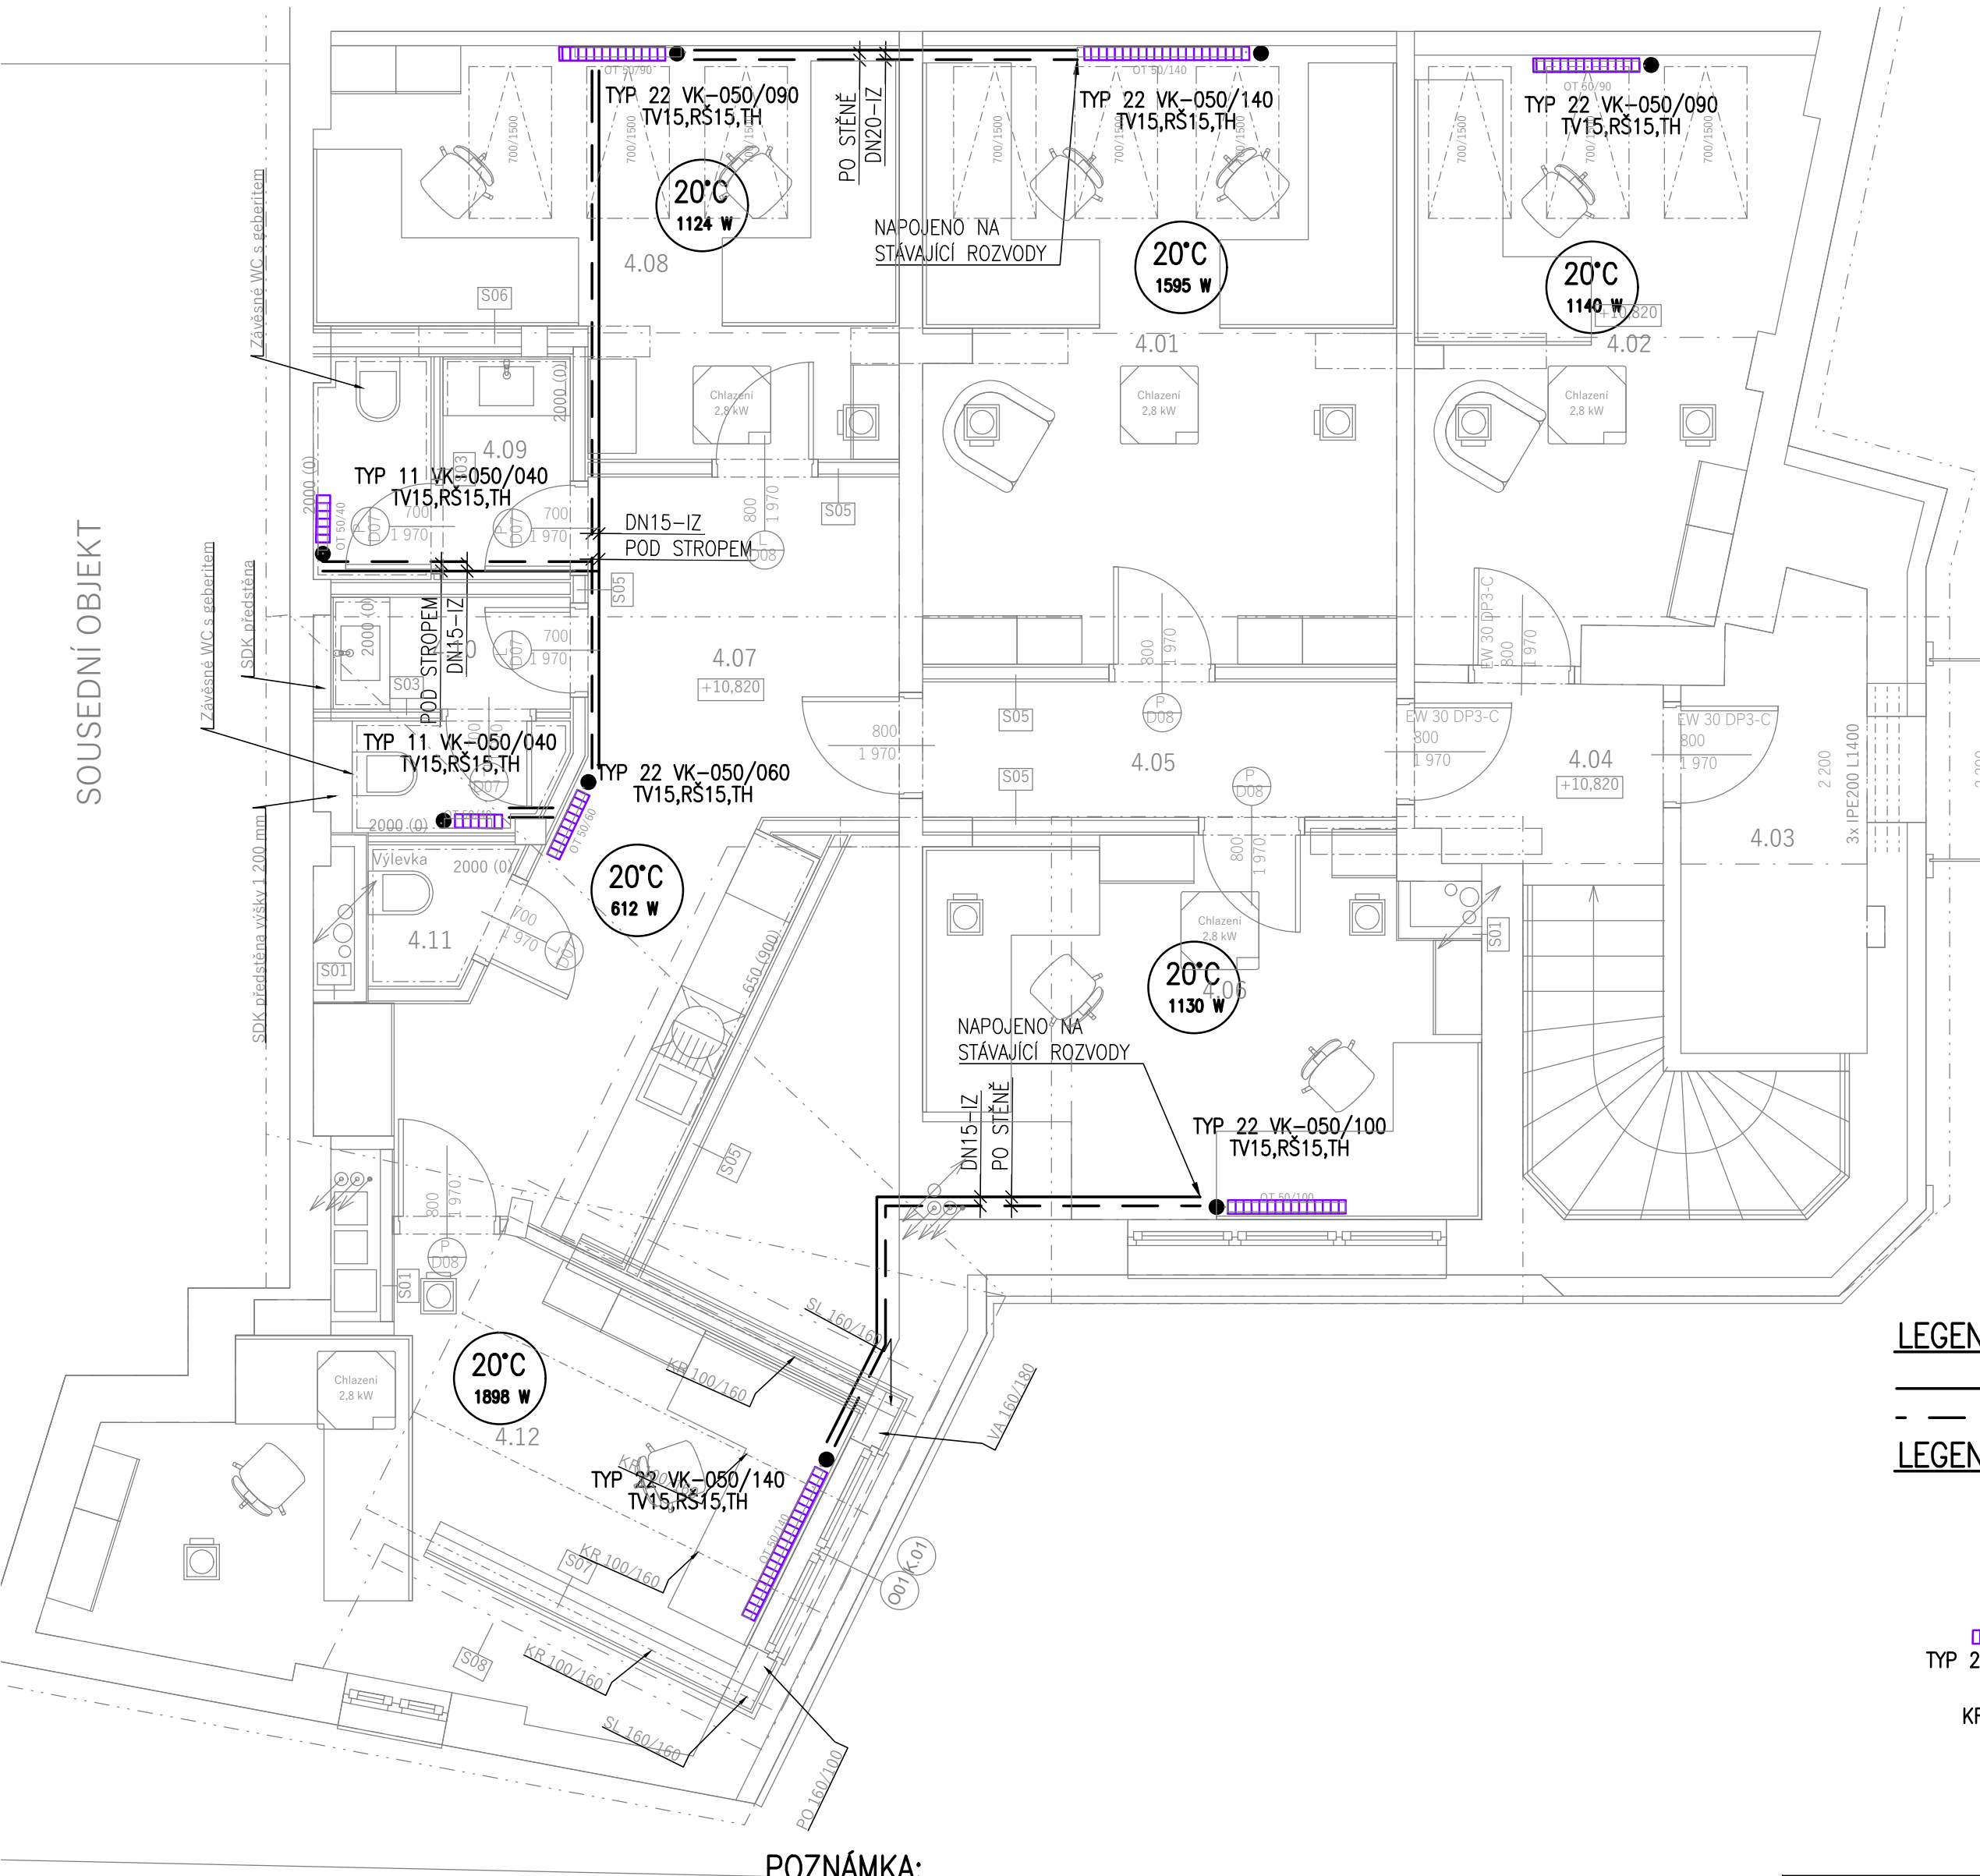

LEGENDA POTRUBÍ:

— PŘÍVODNÍ POTRUBÍ TOPNÉ VODY
- - - VRATNÉ POTRUBÍ TOPNÉ VODY

LEGENDA ARMATUR:

DN25
PPr d25
KK25
ZK25
FZ25
TYP 22 VK-050/070
KRMM 1220.750
TV15,RŠ15,TH
HM15

OCELOVÉ POTRUBÍ – IZOLOVANÉ
PLASTOVÉ POTRUBÍ S NÁVLEKOVOU IZOLACÍ
KULOVÝ KOHOUT DN25
ZPĚTNÁ KLAPOKA DN25
FILTR ZÁVITOVÝ DN25
TYP DESKOVÉ OT – VÝŠKA/DÉLKA (cm)
TYP TRUBKOVÉ OT – VÝŠKA/DÉLKA (cm)
TERMOSTATICKÝ VENTIL DN15,
RADIÁTOROVÉ ŠROUBENÍ DN15,
TERMOSTATICKÁ HLAVICE
HM VENTIL PRO STŘEDOVÉ PŘIPOJENÍ
VČETNĚ TERMOSTATICKÉ HLAVICE

POZNÁMKA:

- VEŠKERÉ POTRUBÍ SYSTÉMU ÚT BUDE SPÁDOVÁNO SMĚREM K NEJVYŠŠÍMU BODU SÓUSTAVY TAK, ABY BYLO MOŽNÉ ODVZDUŠNIT VEŠKERÁ OTOPNÁ TĚLESA A POTRUBÍ ROZVODY SYSTÉMU VYTÁPĚNÍ
- UVAŽOVANÝ TEPELNÝ SPÁD OTOPNÝCH TĚLES JE 70/60 °C, V RÁMCI REALIZACE BUDE PROVĚŘENO
- UVAŽOVANÝ ROZSAH JE POUZE VÝMĚNA STÁVAJÍCÍCH OTOPNÝCH TĚLES ZA NOVÁ, DO STÁVAJÍCÍHO POTRUBÍ NEBUDE ZASAHOVÁNO, DOJDE POUZE K NAPOJENÍ NOVÝCH TĚLES V PODKROVÍ
- OTOPNÁ TĚLESA BEZ ZAKRESLENÍ PŘIPOJENÍ JSOU UVAŽOVÁNA JAKO DOPOJENÁ NA STÁVAJÍCÍ ROZVOD KTERÝ JE V MÍSTNOSTI ZACHOVÁN PO DEMONTÁŽI STÁVAJÍCÍCH TĚLES

SOUSEDNÍ OBJEKT

INVESTOR: Statutární město Ústí nad Labem, Velká Hradební 2336/8 401 00 Ústí nad Labem		ODP.PROJEKTANT: Ing. Kateřina Mošnicková Fůrbacherová		Č. SADY:
		VYPRACOVAL: Libor Staněk		
STAVBA: Rekonstrukce budovy Předmostí č.p. 50	STUPEŇ: DPS			
	ČÁST: VYTÁPĚNÍ			
VÝKRES: PŮDORYS PODKROVÍ	MĚŘÍTKO: 1:50	DATUM: 05/2024	Č. VÝKRESU: D.1.4.d-06	