


PŮDORYS - 2. NP


Pavilón A

Broučci

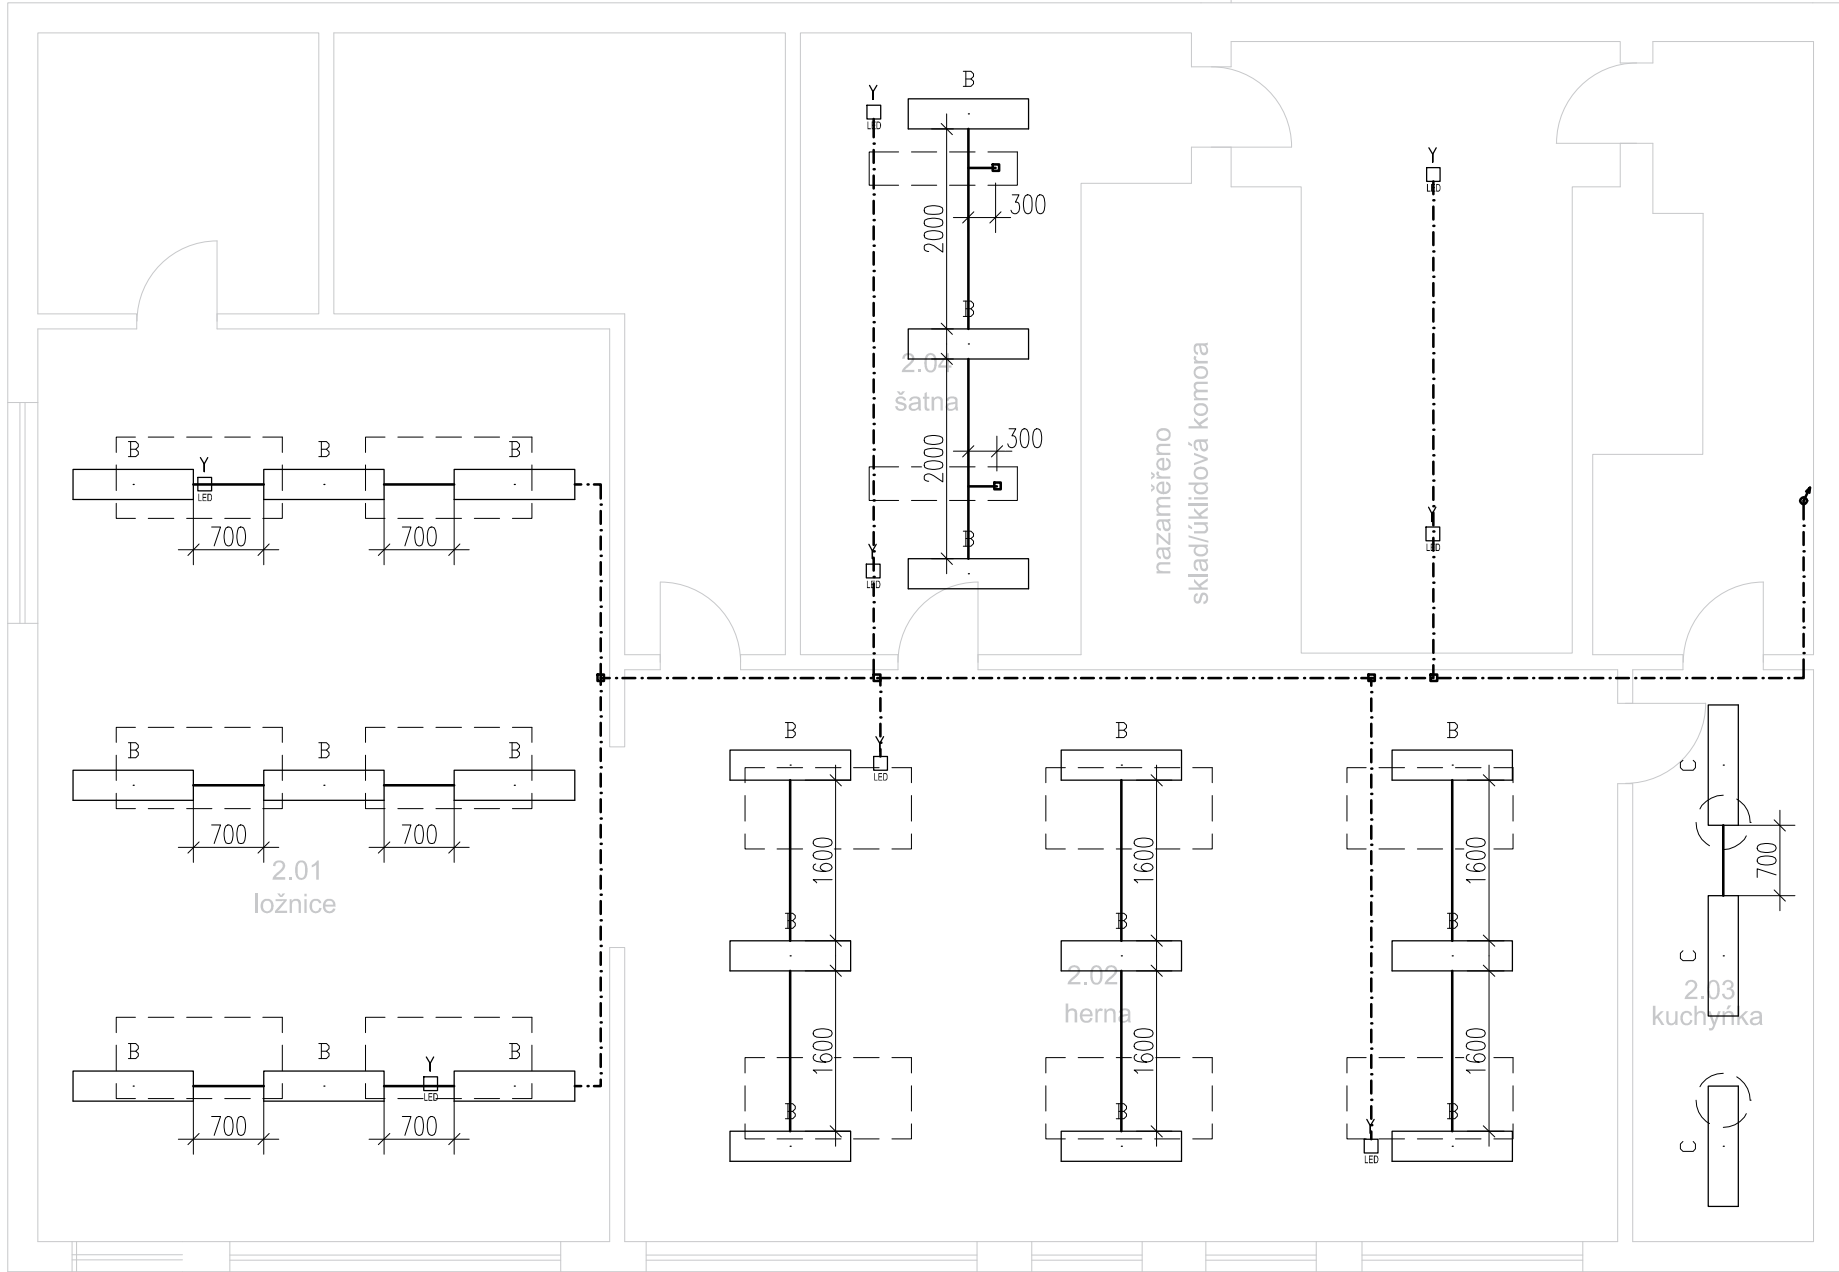

Pavilón B

Motýlci

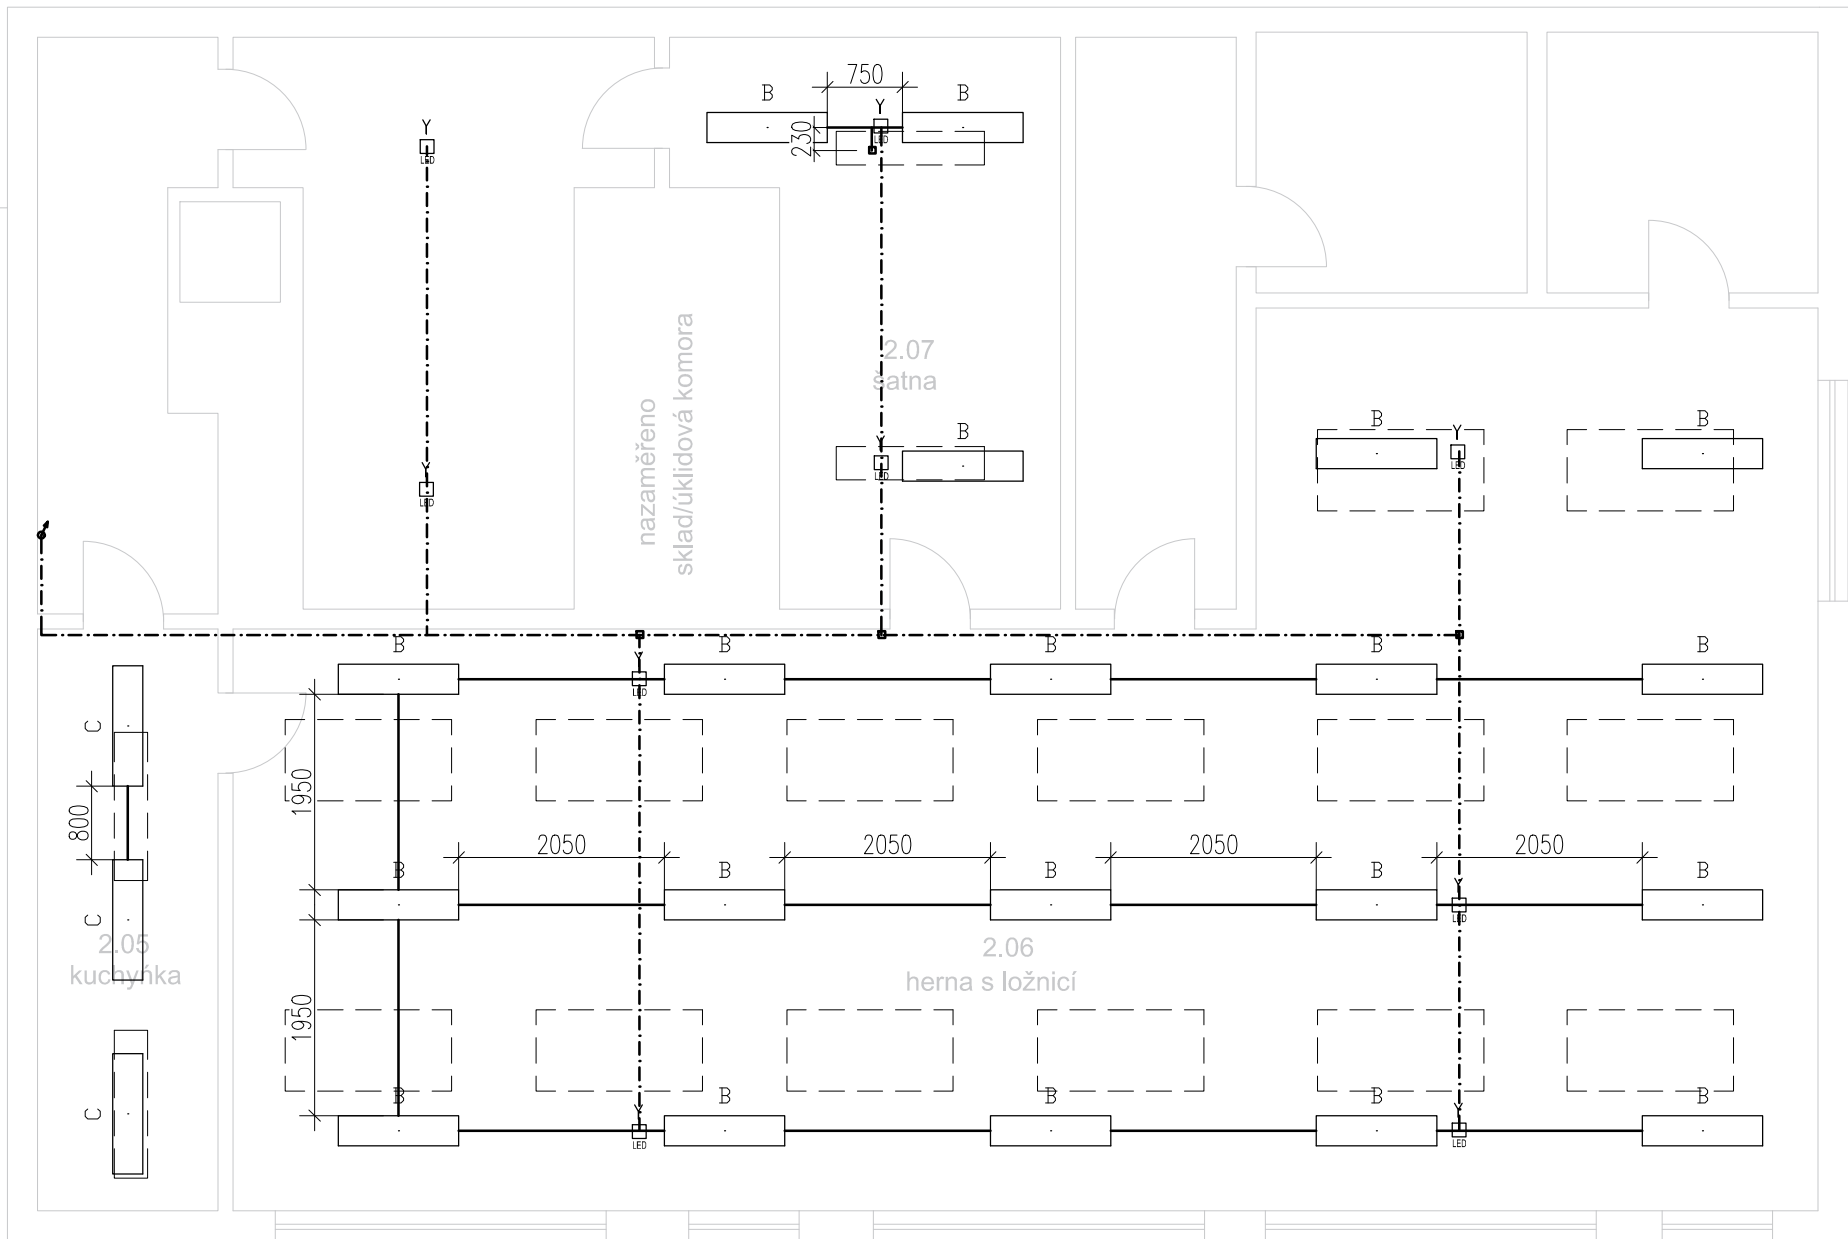


NAPLENÍ NOVOZVÝHO OSVĚTLENÍ

KABEL CYKY-J 3X1,5 + KOPOS LHD 20X20_HD LIŠTA HRANATÁ
KABEL CYKY-J 3X1,5 + KOPOS LHD 20X20_HD LIŠTA HRANATÁ

□ KRABICE 6481-14 (věneček + víčko) SEZ

□ □ □ Umístění původního svítidla

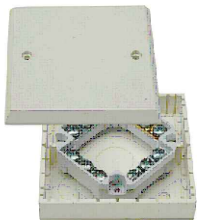

HAMPEJS PROJEKTY		www.hampejsprojekty.cz +420 736 788 835 info@hampejsprojekty.cz	
HP:	Ing. Ondřej Hampejs	STUPEŇ:	D1S + D0S
VYPRACOVAN:	Ing. Luďka Růžeková, Ph.D.	DATUM:	18/2024
ARCHITEKT:		Č. ZAKÁZKY:	24-46
AUTORIZACE:		Č. PRÁCE:	
OBJEDNATEL: Mateřská škola Sítomlý, Golf nad Lobem, Sítomská 3032/6, příspěvková organizace, IČO: 702 29 959			
ZÁKAZKA: Výměna osvětlovací soustavy a rozvaděčů Sítomská 3032, 40011 Golf nad Lobem-Severní Terasa			
ČÁST PR: D.1.4c SILNOPROUDÁ ELEKTROTECHNIKA			
NÁZEV VÝKRESU: ROZVODY KABELÁŽE K NOVÝM SVÍTIDLŮM			
RELIEF:	----	MĚŘÍTKO: 1:75	Č. VÝKRESU: D.1.4c.04