
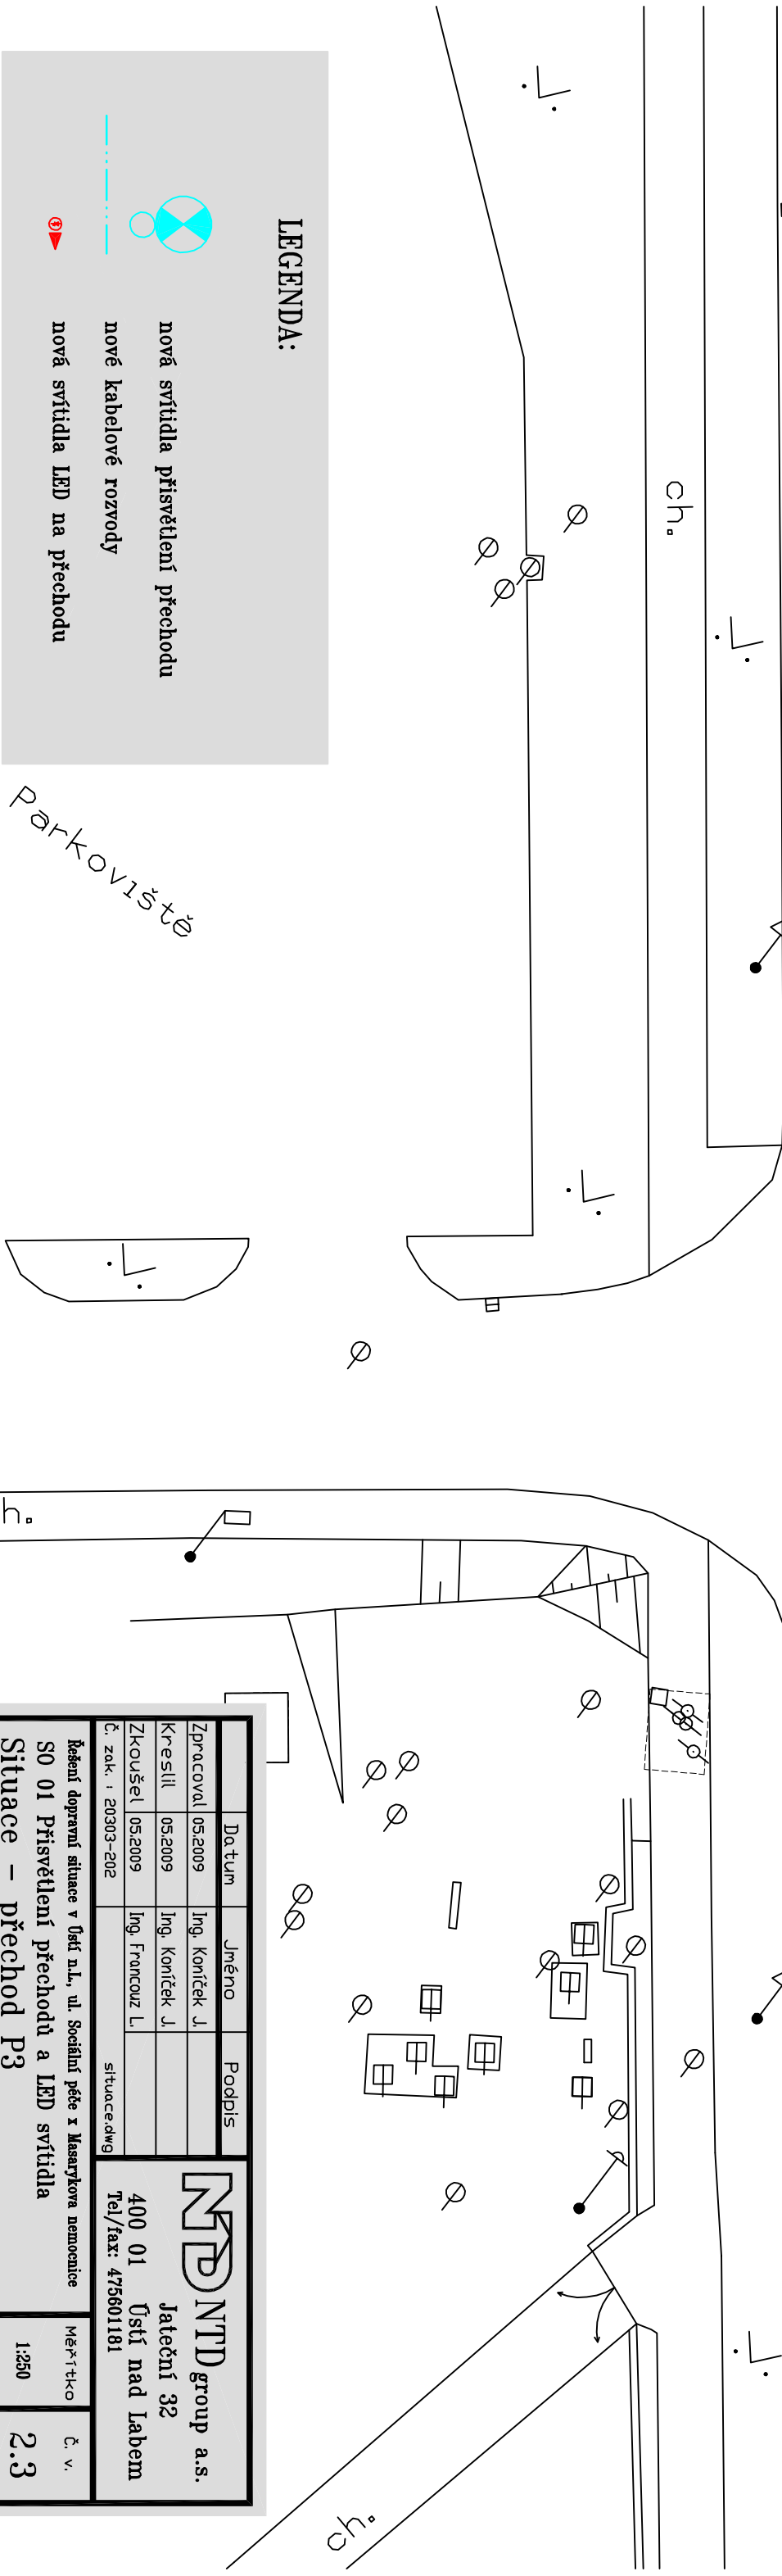


SOCIÁLNÍ PÉČE

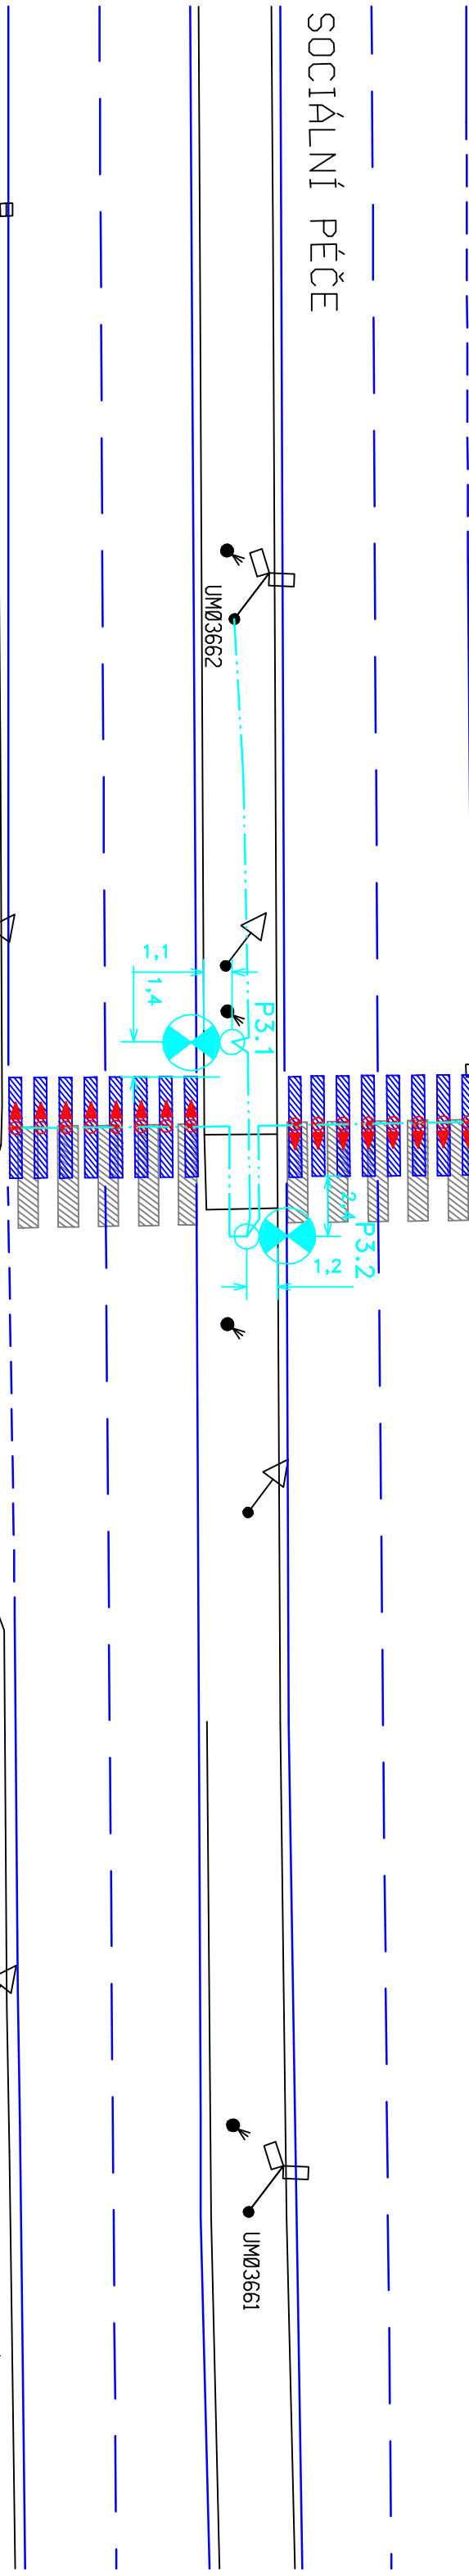

LEGENDA:

nová svítidla přisvětlení přechodu

nové kabelové rozvody

nová svítidla LED na přechodu

Parkoviště

Datum	Jméno	Podpis
Zpracoval 05.2009	Ing. Koníček J.	
Kreslil 05.2009	Ing. Koníček J.	
Zkoušel 05.2009	Ing. Francouz L.	
č. zak. : 20303-202	situace.dwg	

NTD group a.s.
Jateční 32
Ústí nad Labem
Tel/fax: 476601181

Řešení dopravní situace v Ústí n.L., ul. Sociální péče x Masarykova nemocnice
S0 01 Přisvětlení přechodů a LED svítidla
Situace – přechod P3

Měřítko 1:250

č. v. 2.3