


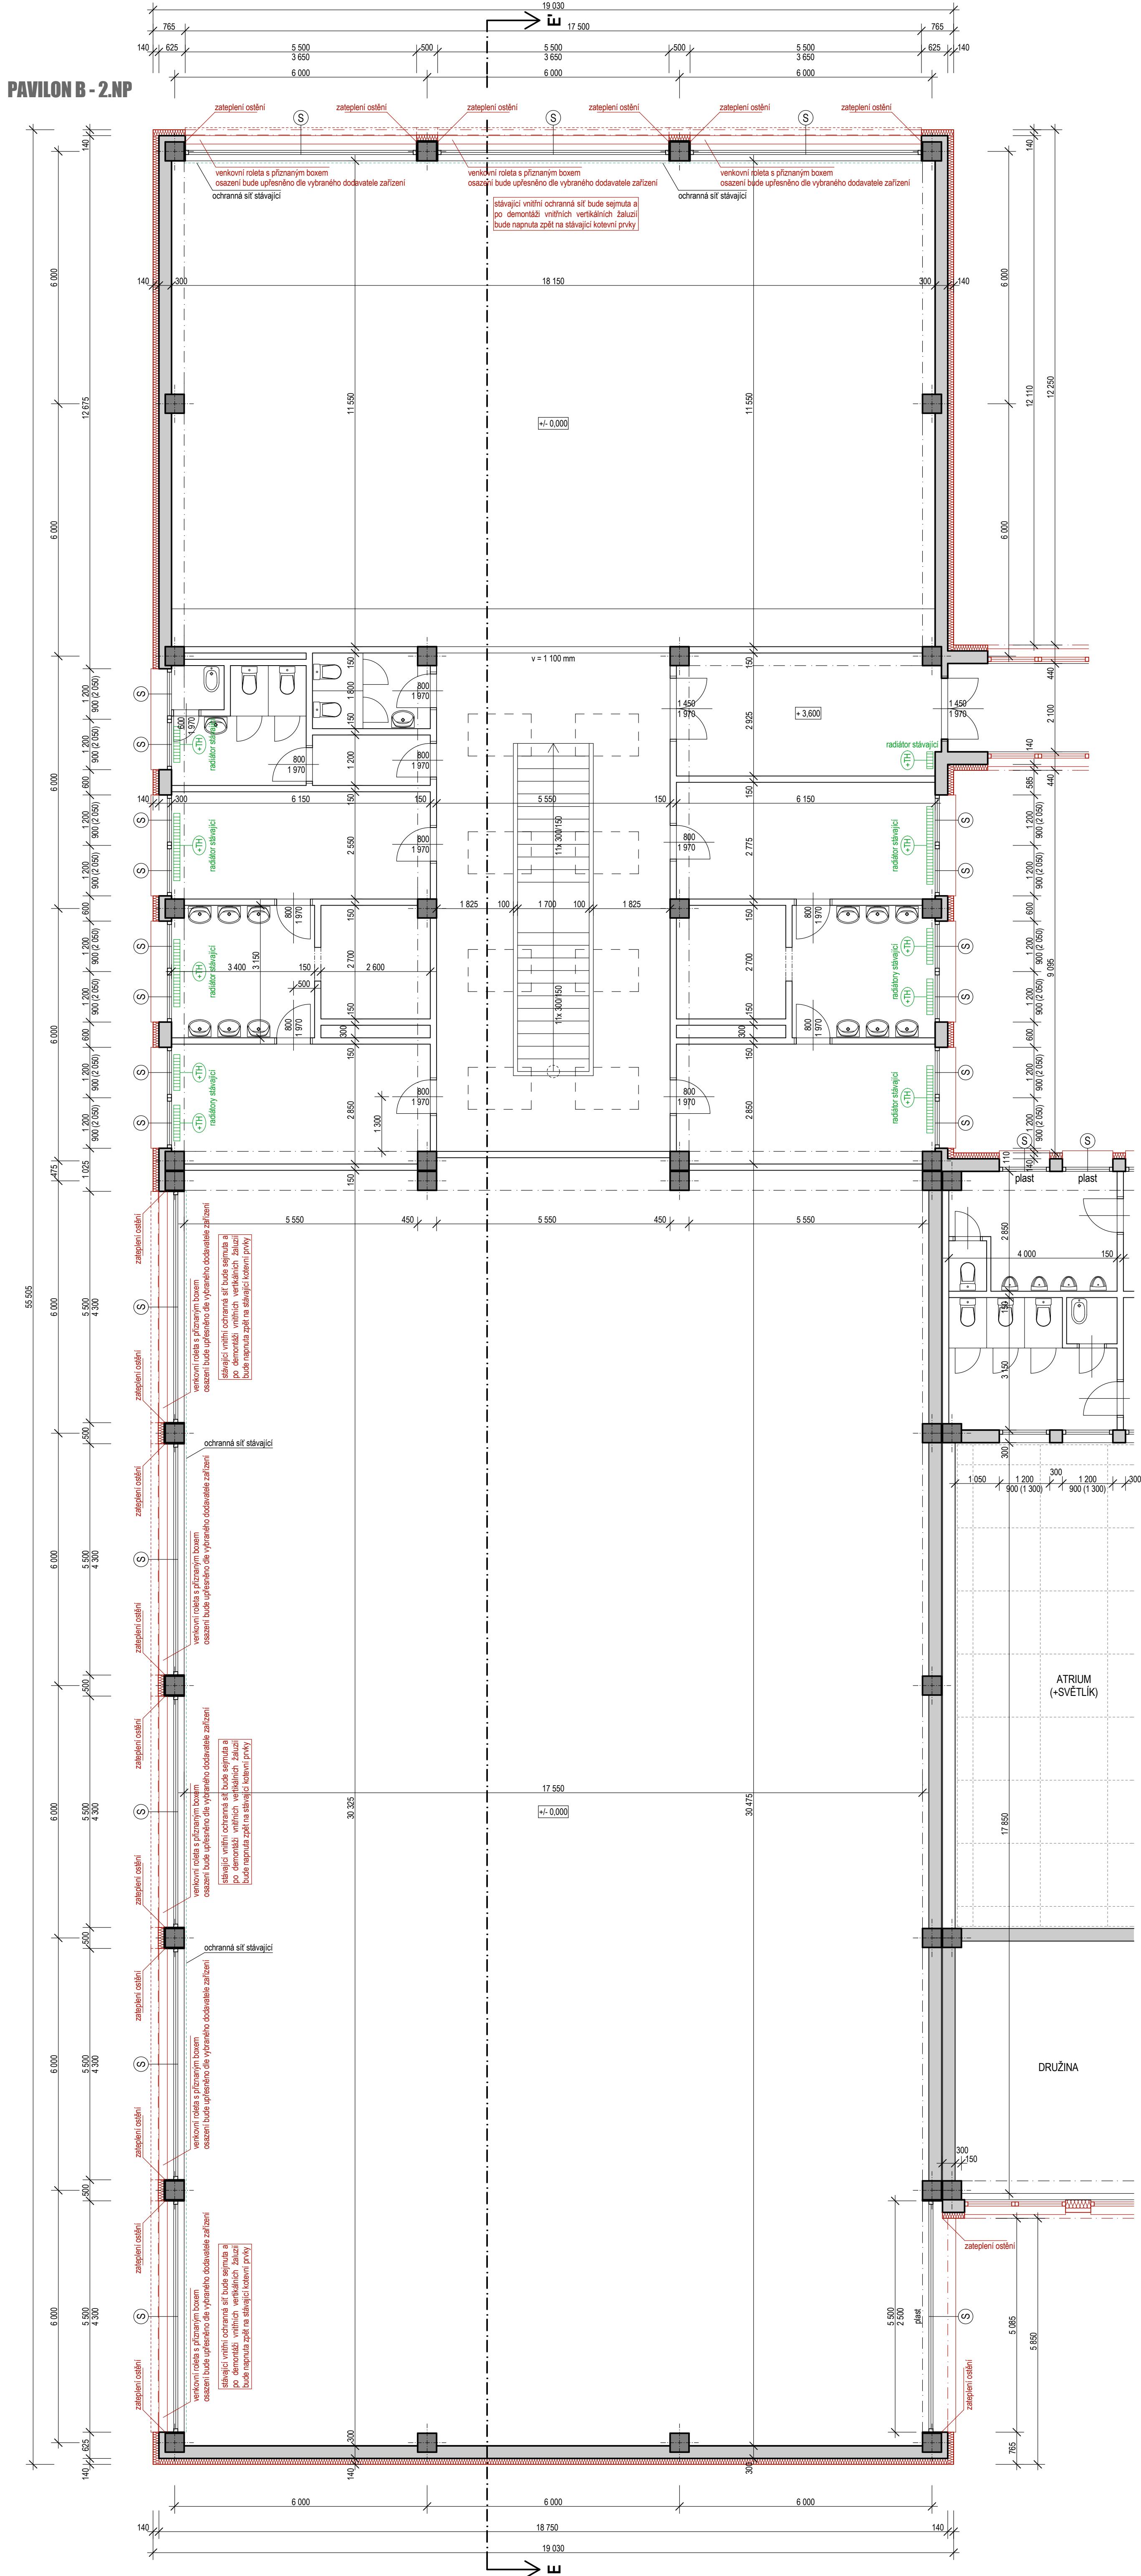


PAVILON B - 2.NP


POZNÁMKA

	výpis výplní otvorů a žaluzií viz. Tabulky výplní otvorů jednotlivých pavilonů
	výpis krytů radiátorů viz. D.1.1.05. - Úprava ÚT - kryty radiátorů (D+M), termohlavice
	výpis zámečnických výrobků viz. D.1.1.04. - Tabulka zámečnických výrobků

ZAMĚŘENÍ SKUTEČNÉHO STAVU PLATNÉ KE DNI 5.11.2014

LEGENDA


	tepelná izolace - polystyren - viz. D.1.1.02. - Skladby konstrukcí
	tepelná izolace - minerální vata - viz. D.1.1.02. - Skladby konstrukcí
	systémové opláštění - náhrada boletických panelů
	anglické dvorky - rozměry a umístění viz. půdorys
	bourané konstrukce
	zpevněné asfaltové/betonové plochy - viz. půdorys
	okapový chodník - betonové dlaždice do štěrkopiskového lože, rozměry viz. půdorys
	okapový chodník - obrubník tl. 50 mm s boční podporou + zásep práným kačirkem, tl. 150 mm
	stávající výplně otvorů - provést zateplení ostění, 20-40 mm, nové okapní plechy
	nové výplně otvorů (číselná řada)
	zámečnické výrobky - viz. D.1.1.04. - Tabulka zámečnických výrobků
	okno opatřeno žaluziemi s horizontálními lamelami a bočními vodícími lanky (rozměry viz. okno)
	stávající kryty radiátorů - dřevotřískové desky s ocelovými konzolami - provést kompletní demontáž
	nové kryty radiátorů - délka v mm (schéma krytů a počty kusů viz. výkres D.1.1.05.)
	označený radiátor osadit termostatickým ventilem a termostatickou hlavici

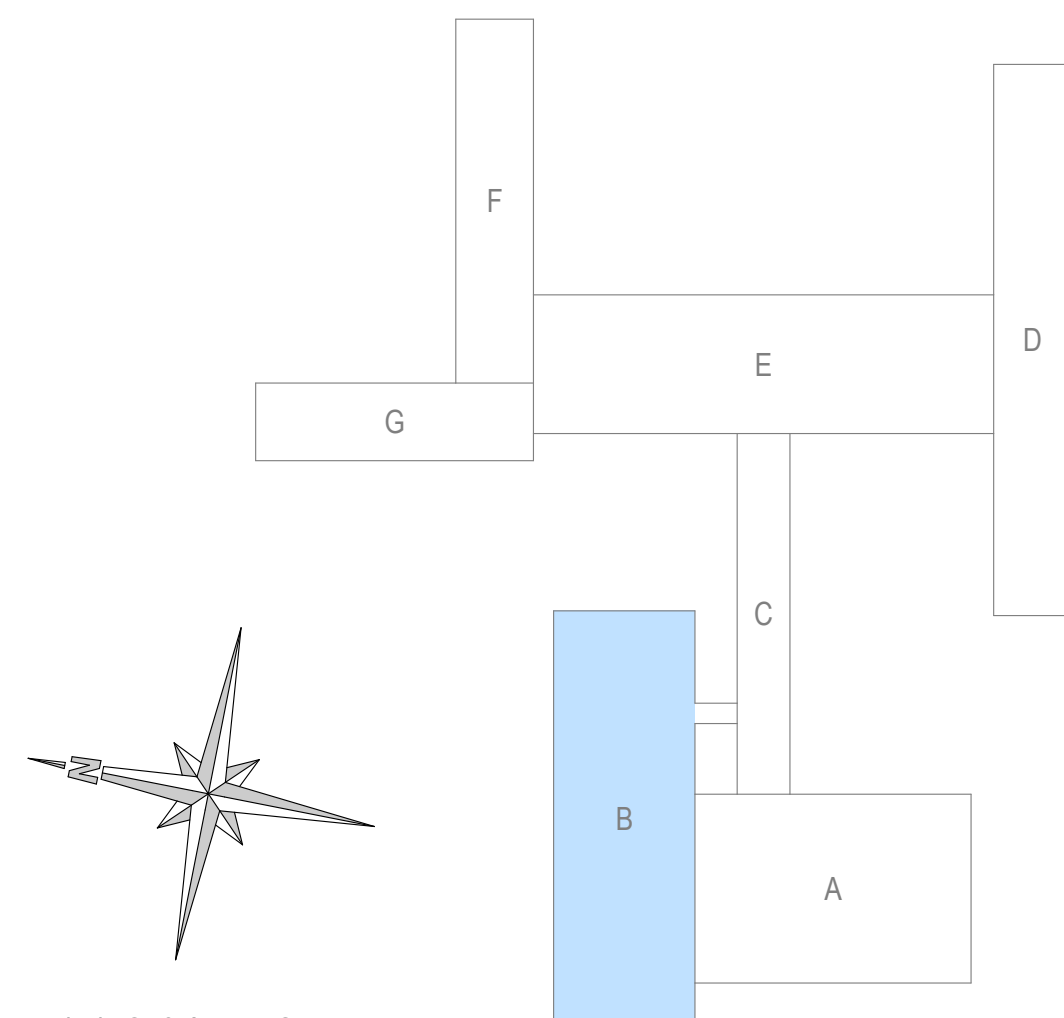

D.1.1.C.04. - POHLEDY

oddíl PD pavilon číslo výkresu název výkresu

$$\pm 0,000 = 297,10 \text{ m.n.m. (Bpv)}$$

 <h1>PROJEKTOVÁ KANCELÁŘ PS</h1>	
<p>PROJEKTOVÁ KANCELÁŘ PS, Bří Čapků 550, 362 21 Nejdek Ing. Irena Pichlová - Oto Szakos</p> <p>OTO SZAKOS - projektová kancelář, Nové Hamry 392, 362 24 - Tel. 353 396 241, 602 21 603, e-mail: otoszakos@seznam.cz ING. IRENA PICHLOVÁ, Smetanova 467, 362 21 Nejdek, - Tel. 353 618 892, 775 252 580, e-mail: pichlova.irena@seznam.cz</p>	
Způsobový projekt: Oto Szakos	Podpis:
Kreslil: Oto Szakos	
Krij: Ústecký	Obec: Ústí nad Labem
Objednatel: Statutární město Ústí nad Labem, IČ: 000 81 531 Velká Hradební 2336/8, 401 00, Ústí nad Labem	Souprava:
Číslo zakázky: PS 05.2014	Datum: 06.2014
Akce: Úspory energií ZŠ a MŠ Základní škola Mírova, Ústí nad Labem	Stupeň:
Část: D.1.1. - ARCHITEKTONICKO - STAVEBNÍ ŘEŠENÍ	DPS
Výkres: D.1.1.B.03. - PŮDORYS 2.NP - NOVÝ STAV	Autorace:
Měřítko: 1:75	8x A4