



LEGENDA:

- PŘÍVOD VZDUCHU DO MÍSTNOSTI (m³/h)
- ODVOD VZDUCHU Z MÍSTNOSTI (m³/h)
- ZAR. Č. X
- VZDUCHOTECHNICKÉ POTRUBÍ SPIRO
- VZDUCHOTECHNICKÉ POTRUBÍ POZINK. ČTYŘHRANÉ
- TLUMIČ HLUKU
- PŘÍVOD ČERSTVÉHO VZDUCHU
- VÝFUK ODPAJNIHO VZDUCHU
- ODVOD ZNEHODNOCENÉHO VZDUCHU Z MÍSTNOSTI
- PŘÍVOD ČERSTVÉHO UPRAVENÉHO VZDUCHU DO MÍSTI
- STÁVAJÍCÍ VZDUCHOTECHNICKÉ POTRUBÍ POZINK.

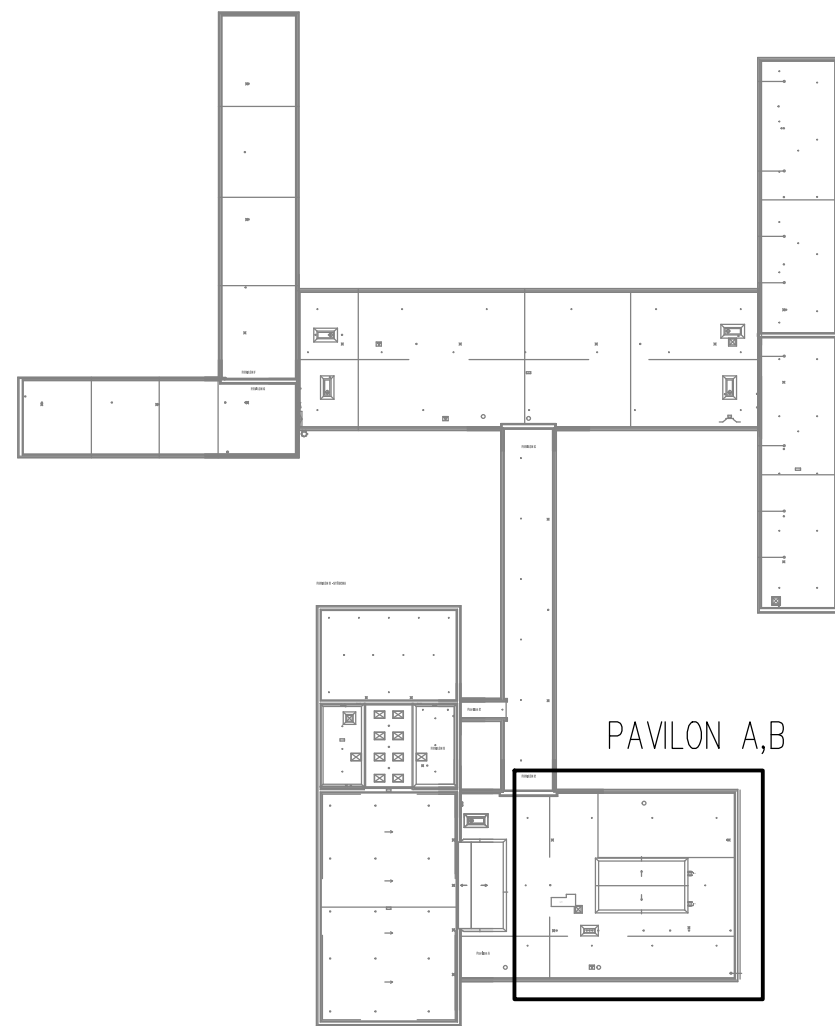

Investor: Statutární město Ústí nad Labem Velká Hradební 2336/8 Ústí nad Labem, 401 00		Zpracovatel: 	
Místo stavby: Mírová 2734/4, Ústí nad Labem, 400 11 k.ú.: Ústí nad Labem (774871) p.č. 4949/482	DIGITRONIC CZ s. r. o. Šimkova 904, 500 03 Hradec Králové www.digitronic.cz, tzb@digitronic.cz		
Vedoucí projektu: Ing. Jan Dinga	Datum: 03/2022		
Zodp. projektant: Ing. Jan Dinga	Stupeň PD: DPS		
Vypracoval: Ing. Petr Vanický, Bc. Jitka Fleglová	Číslo: D.1.4.C VZDUCHOTECHNIKA		
Název: ZŠ MÍROVÁ - ÚSPORA ENERGIÍ (METODA EPC A OPŽP)	Právní:	Formát: A1	
Obsah: PAVILON A,B - PŮDORYS STŘECHY		Měřítko: 1:50	
		Číslo výkresu: D.1.4.C4	