


PAVILON F

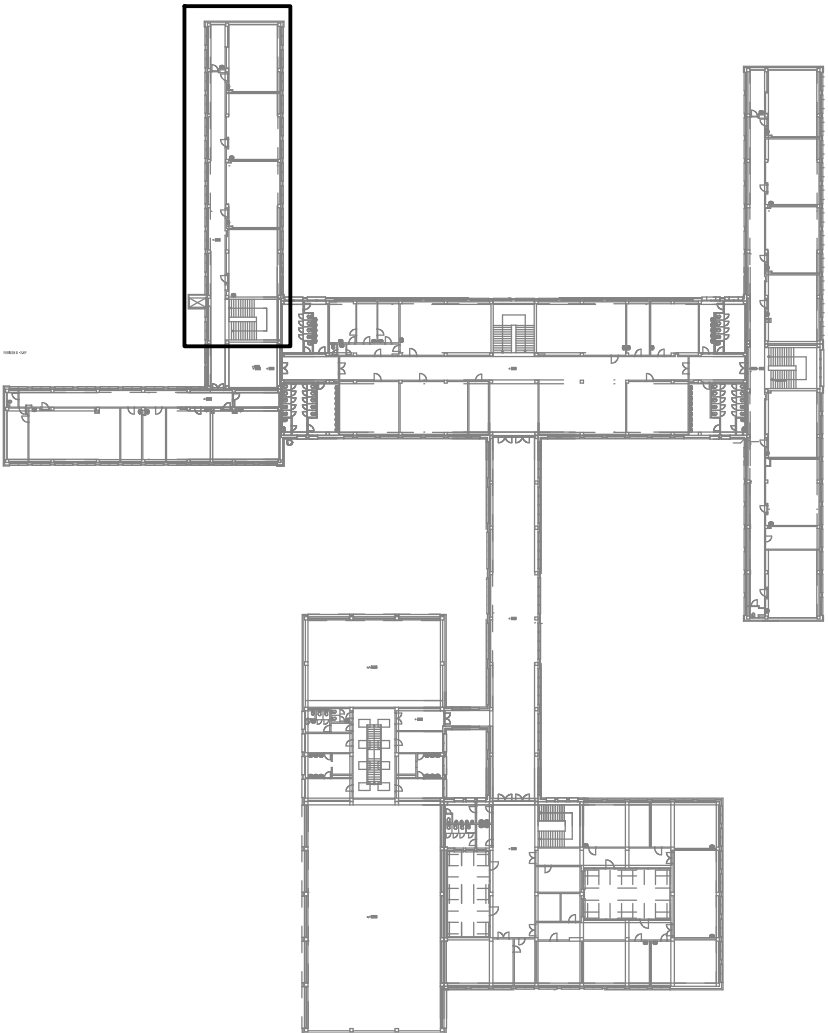


LEGENDA:

- X

xx

xx
- PŘÍVOD VZDUCHU DO MÍSTNOSTI (m3/h)
- ODVOD VZDUCHU Z MÍSTNOSTI (m3/h)
- ZAŘ. Č. X
-
- VZDUCHOTECHNICKÉ POTRUBÍ SPIRO
-
- VZDUCHOTECHNICKÉ POTRUBÍ POZINK. ČTYŘHRANÉ
-
- TLUMIČ HLUKU
-
- PŘÍVOD ČERSTVÉHO VZDUCHU
-
- VÝFUK ODPADNÍHO VZDUCHU
-
- ODVOD ZNEHODNOCENÉHO VZDUCHU Z MÍSTNOSTI
-
- PŘÍVOD ČERSTVÉHO UPRAVENÉHO VZDUCHU DO MÍSTNOSTI
-
- STÁVAJÍCÍ VZDUCHOTECHNICKÉ POTRUBÍ POZINK.

Investor: Statutární město Ústí nad Labem Velká Hradební 2336/8 Ústí nad Labem, 401 00		Zpracovatel:  DIGITRONIC CZ s. r. o. Šimkova 904, 500 03 Hradec Králové www.digitronic.cz, tzb@digitronic.cz	
Místo stavby: Mírová 2734/4, Ústí nad Labem, 400 11 k.ú.: Ústí nad Labem (774871) p.č. 4949/482		Datum: 03/2022	
Vedoucí projektu: Ing. Jan Dinga		Stupeň PD: DPS	
Zodp. projektant: Ing. Jan Dinga		Část: D.1.4.C VZDUCHOTECHNIKA	
Vypracoval: Ing. Petr Vanický, Bc. Jitka Fleglová			
ZŠ MÍROVÁ - ÚSPORA ENERGIÍ (METODA EPC A OPŽP)		Paré:	Formát: A3x3
			Měřítko: 1:50
PAVILON F - PŮDORYS 3.NP			Číslo výkresu
			D.1.4.C13