



- LEGENDA:
- Řídicí jednotka ETH1eA
 - Řídicí jednotka ETH1eD
 - Hlavice HS1, 001 056 003
 - scs — Kabel UTP cat.5 / SYKFY 2x2x0,5
 - Kabel V03VH–H 2x0,75

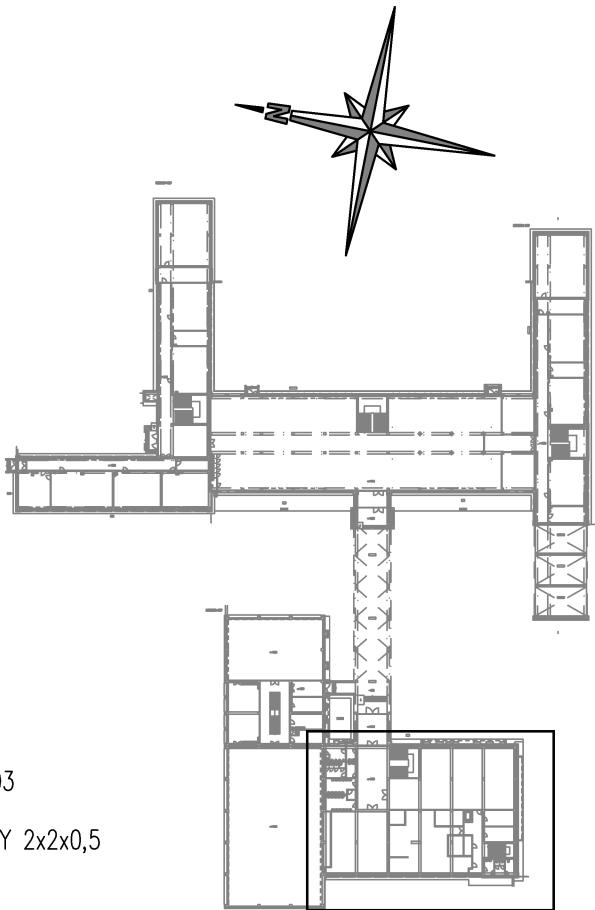

Investor: Statutární město Ústí nad Labem Velká Hradební 2336/8 Ústí nad Labem, 401 00		Zpracovatel:  DIGITRONIC CZ s. r. o. Šimkova 904, 500 03 Hradec Králové www.digitronic.cz, tzb@digitronic.cz	
Místo stavby: Mírová 2734/4, Ústí nad Labem, 400 11 k.ú.: Ústí nad Labem (774871) p.č. 4949/482		Datum: 03/2022	
Vedoucí projektu: Ing. Radek Dědina		Stupeň PD: DPS	
Zodp. projektant: Ing. Jan Dinga		Část: D.1.4.H IRC	
Vypracoval: Ing. Serhii Tomin		Paré:	Formát: A2
Akce: ZŠ MÍROVÁ - ÚSPORA ENERGIÍ (METODA EPC A OPŽP)			Měřítko: 1:100
			Číslo výkresu: D.1.4.H4
Obsah: Pavilon A - Půdorys 2.NP			