




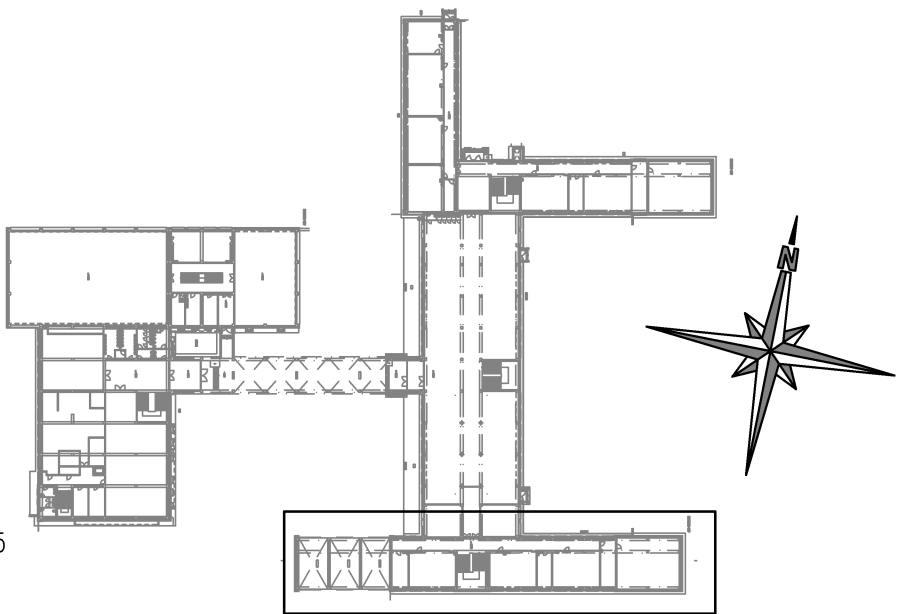



PAVILION D - 1NP

LEGENDA:

-  Řídicí jednotka ETH1eA
-  Řídicí jednotka ETH1eD
-  Hlavice HS1, 001 056 003
-  Kabel UTP cat.5 / SYKFY 2x2x0,5
-  Kabel V03VH-H 2x0,75



Investor: Statutární město Ústí nad Labem Velká Hradební 2336/8 Ústí nad Labem, 401 00		<div> DIGITRONIC CZ s. r. o. Šimkova 904, 500 03 Hradec Králové www.digitronic.cz, tzb@digitronic.cz</div>	
Místo stavby: Mírová 2734/4, Ústí nad Labem, 400 11 k.ú.: Ústí nad Labem (774871) p.č. 4949/482			
Vedoucí projektu: Ing. Radek Dědina		Datum: 03/2022	
Zodp. projektant: Ing. Jan Dinga		Stupeň PD: DPS	
Vypracoval: Ing. Serhii Tomin		Část: D.1.4.H IRC	
Akce: <b>ZŠ MÍROVÁ - ÚSPORA ENERGIÍ (METODA EPC A OPŽP)</b>		Paré:	Formát: A4x4
			Měřítko: 1:100
Obsah: Pavilon D - Půdorys 1.NP			Číslo výkresu: D.1.4.H9