



LEGENDA:

- Řídicí jednotka ETH1eA
- Řídicí jednotka ETH1eD
- Hlavice HS1, 001 056 003
- Kabel UTP cat.5 / SYKFY 2x2x0,5
- Kabel V03VH-H 2x0,75

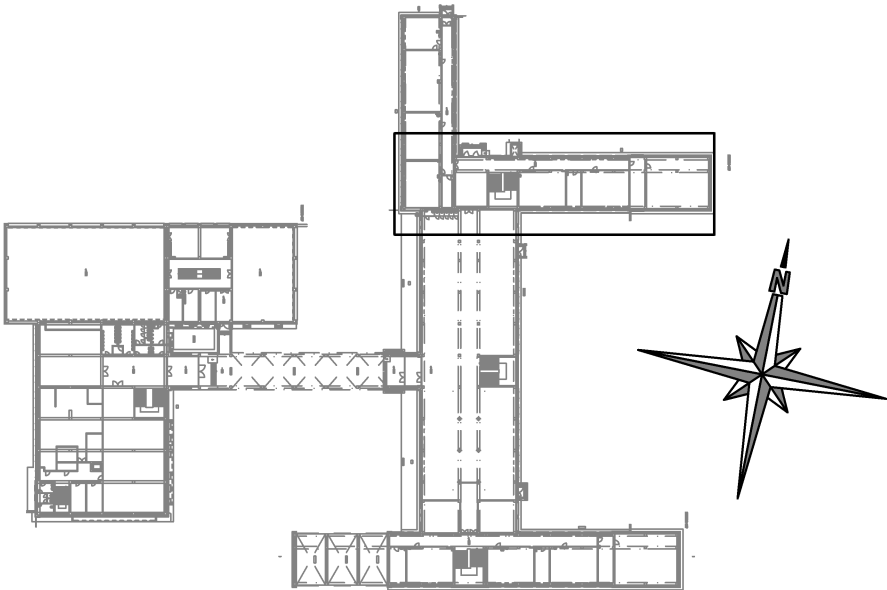

Investor: Statutární město Ústí nad Labem Velká Hradební 2336/8 Ústí nad Labem, 401 00		Zpracovatel: <div></div> DIGITRONIC CZ s. r. o. Šimkova 904, 500 03 Hradec Králové www.digitronic.cz, tzb@digitronic.cz	
Místo stavby: Mírová 2734/4, Ústí nad Labem, 400 11 k.ú.: Ústí nad Labem (774871) p.č. 4949/482		Datum: 03/2022	
Vedoucí projektu: Ing. Radek Dědina		Stupeň PD: DPS	
Zodp. projektant: Ing. Jan Dinga		Část: D.1.4.H IRC	
Vypracoval: Ing. Serhii Tomin		Paré: <div><div>Formát: A4x3</div><div>Měřítko: 1:100</div><div>Číslo výkresu D.1.4.H14</div></div>	
Akce: ZŠ MÍROVÁ - ÚSPORA ENERGÍÍ (METODA EPC A OPŽP)			
Obsah: Pavilon F - Půdorys 1.NP			