



PAVILON G - 2.NP

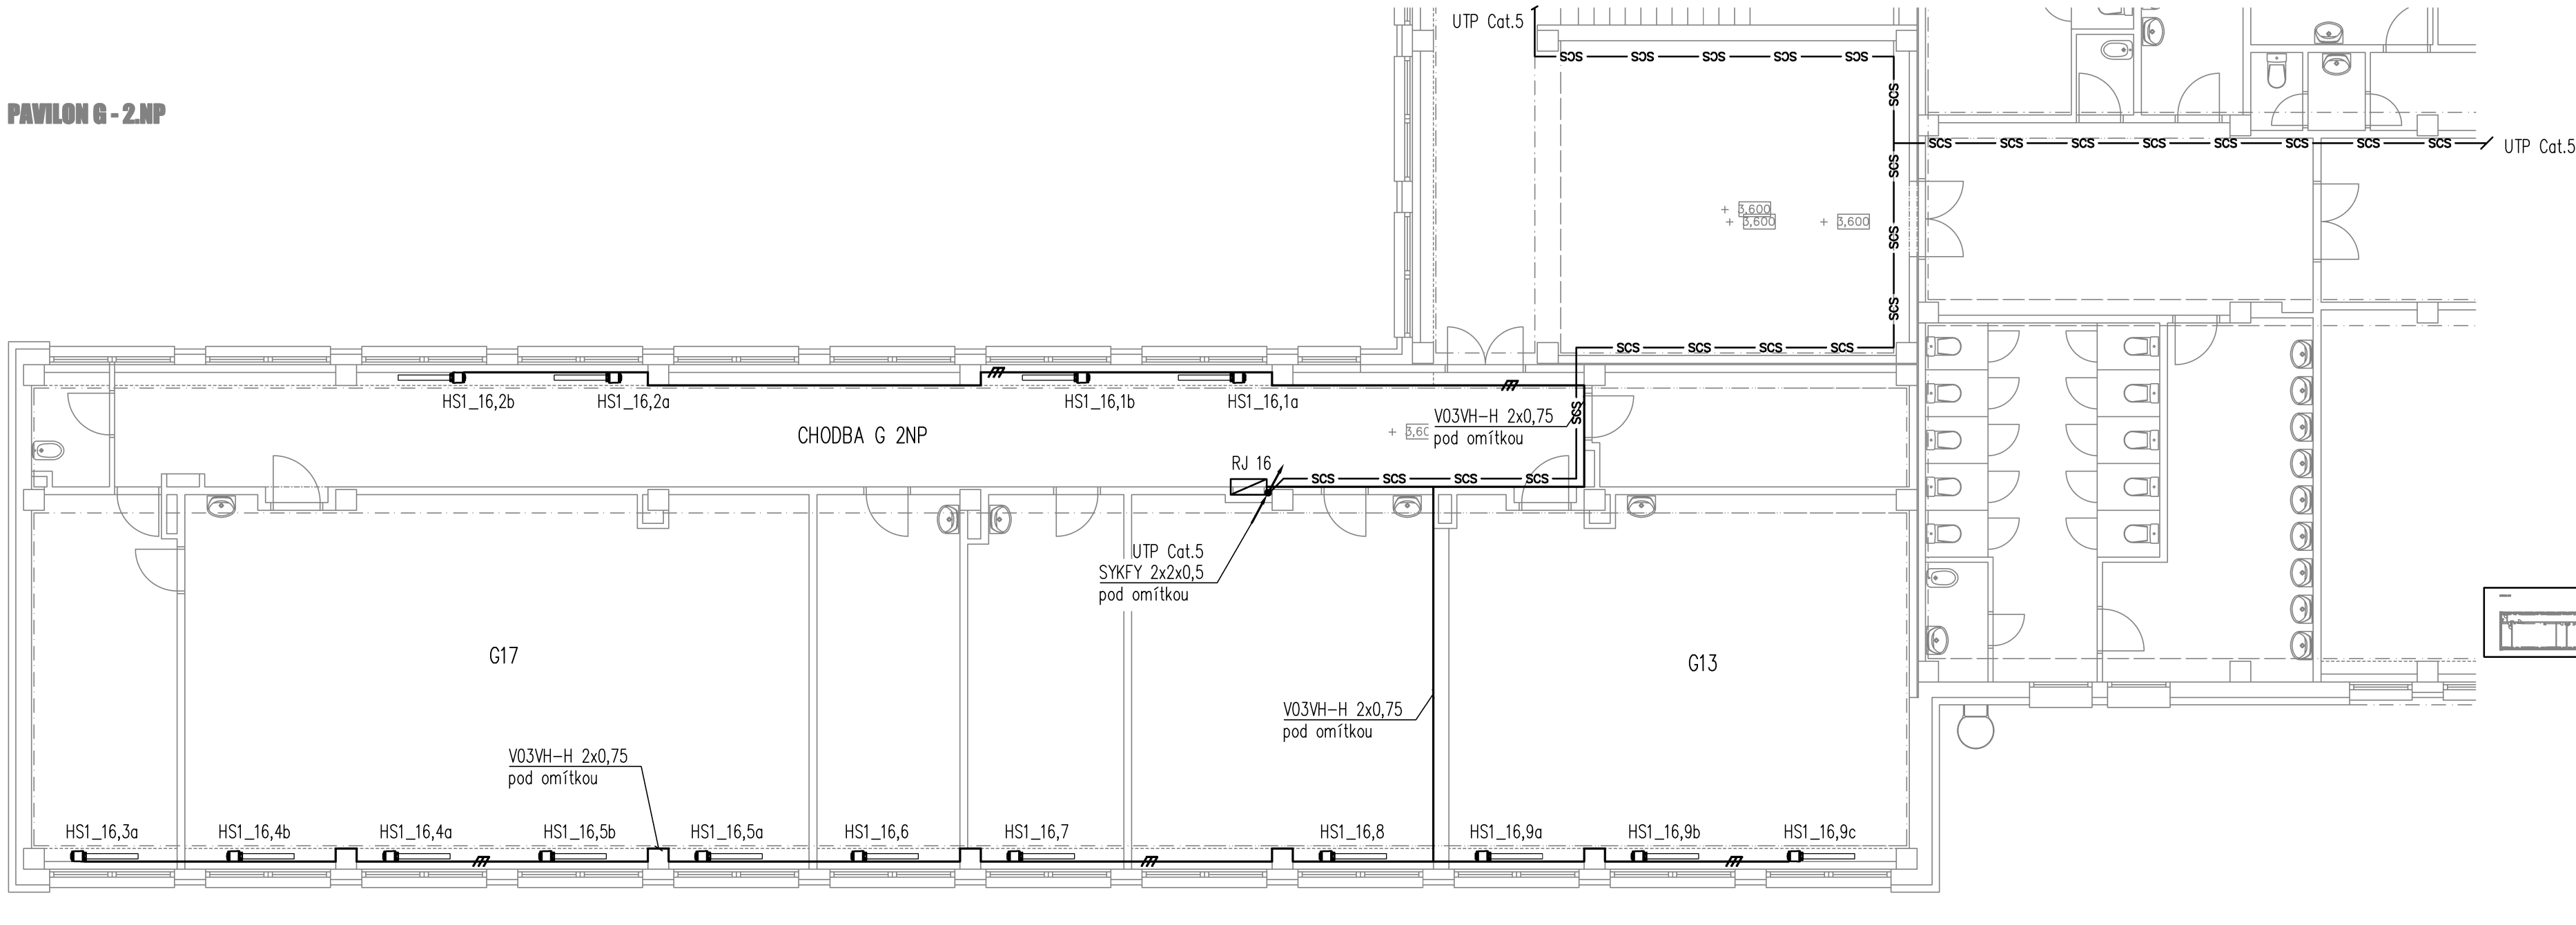

LEGENDA:

- Řídicí jednotka ETH1eA
- Řídicí jednotka ETH1eD
- Hlavice HS1, 001 056 003
- Kabel UTP cat.5 / SYKFY 2x2x0,5
- Kabel V03VH-H 2x0,75

Investor: Statutární město Ústí nad Labem Velká Hradební 2336/8 Ústí nad Labem, 401 00		<div>Zpracovatel:   DIGITRONIC CZ s. r. o. Šimkova 904, 500 03 Hradec Králové www.digitronic.cz, tzb@digitronic.cz</div>	
Místo stavby: Mírová 2734/4, Ústí nad Labem, 400 11 k.ú.: Ústí nad Labem (774871) p.č. 4949/482			
Vedoucí projektu: Ing. Radek Dědina		Datum: 03/2022	
Zodp. projektant: Ing. Jan Dinga		Stupeň PD: DPS	
Vypracoval: Ing. Serhii Tomin		Část:	
Akce: <b>ZŠ MÍROVÁ - ÚSPORA ENERGIÍ (METODA EPC A OPŽP)</b>		Paré:	Formát: A4x3
			Měřítko: 1:100
			Číslo výkresu  D.1.4.H18
Obsah: Pavilon G - Půdorys 2.NP			