



ZŠ Mírová - úspora energií (metoda EPC a OPŽP)

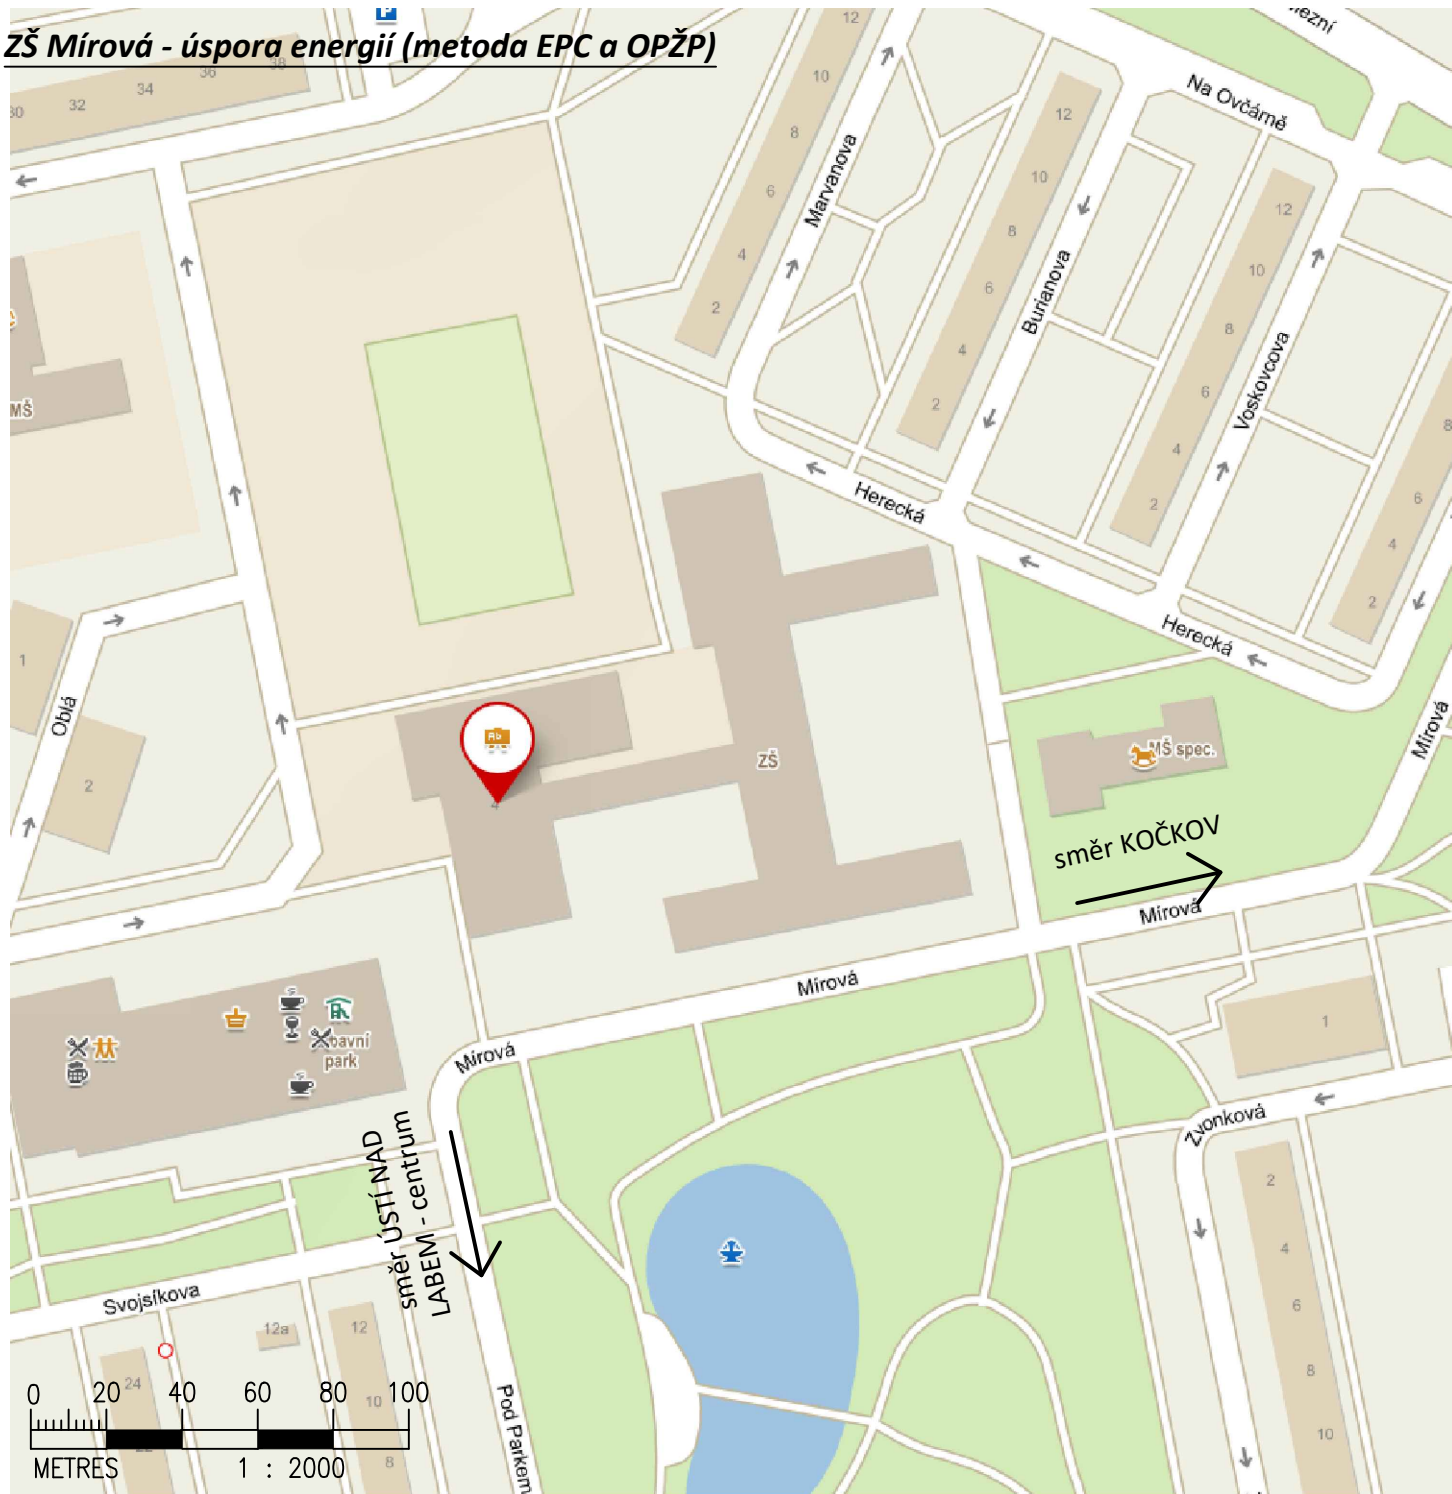

Investor: Statutární město Ústí nad Labem Velká Hradební 2336/8 Ústí nad Labem, 401 00		Zpracovatel: 	
Místo stavby: Mírová 2734/4, Ústí nad Labem, 400 11 k.ú.: Ústí nad Labem (774871) p.č. 4949/482		DIGITRONIC CZ s. r. o. Šimkova 904, 500 03 Hradec Králové www.digitronic.cz, tzb@digitronic.cz	
Vedoucí projektu: Ing. Radek Dědina		Datum: 03/2022	
Zodp. projektant: Ing. Radek Dědina		Stupeň PD: DPS	
Vypracoval: Lukáš Dědič		Část: C. SITUACE	
Akce: ZŠ MÍROVÁ - ÚSPORA ENERGÍÍ (METODA EPC A OPŽP)		Paré:	Formát: 1xA4
			Měřítko: 1:2000
			Číslo výkresu C.1
Obsah: SITUAČNÍ VÝKRES ŠIRŠÍCH VZTAHŮ			