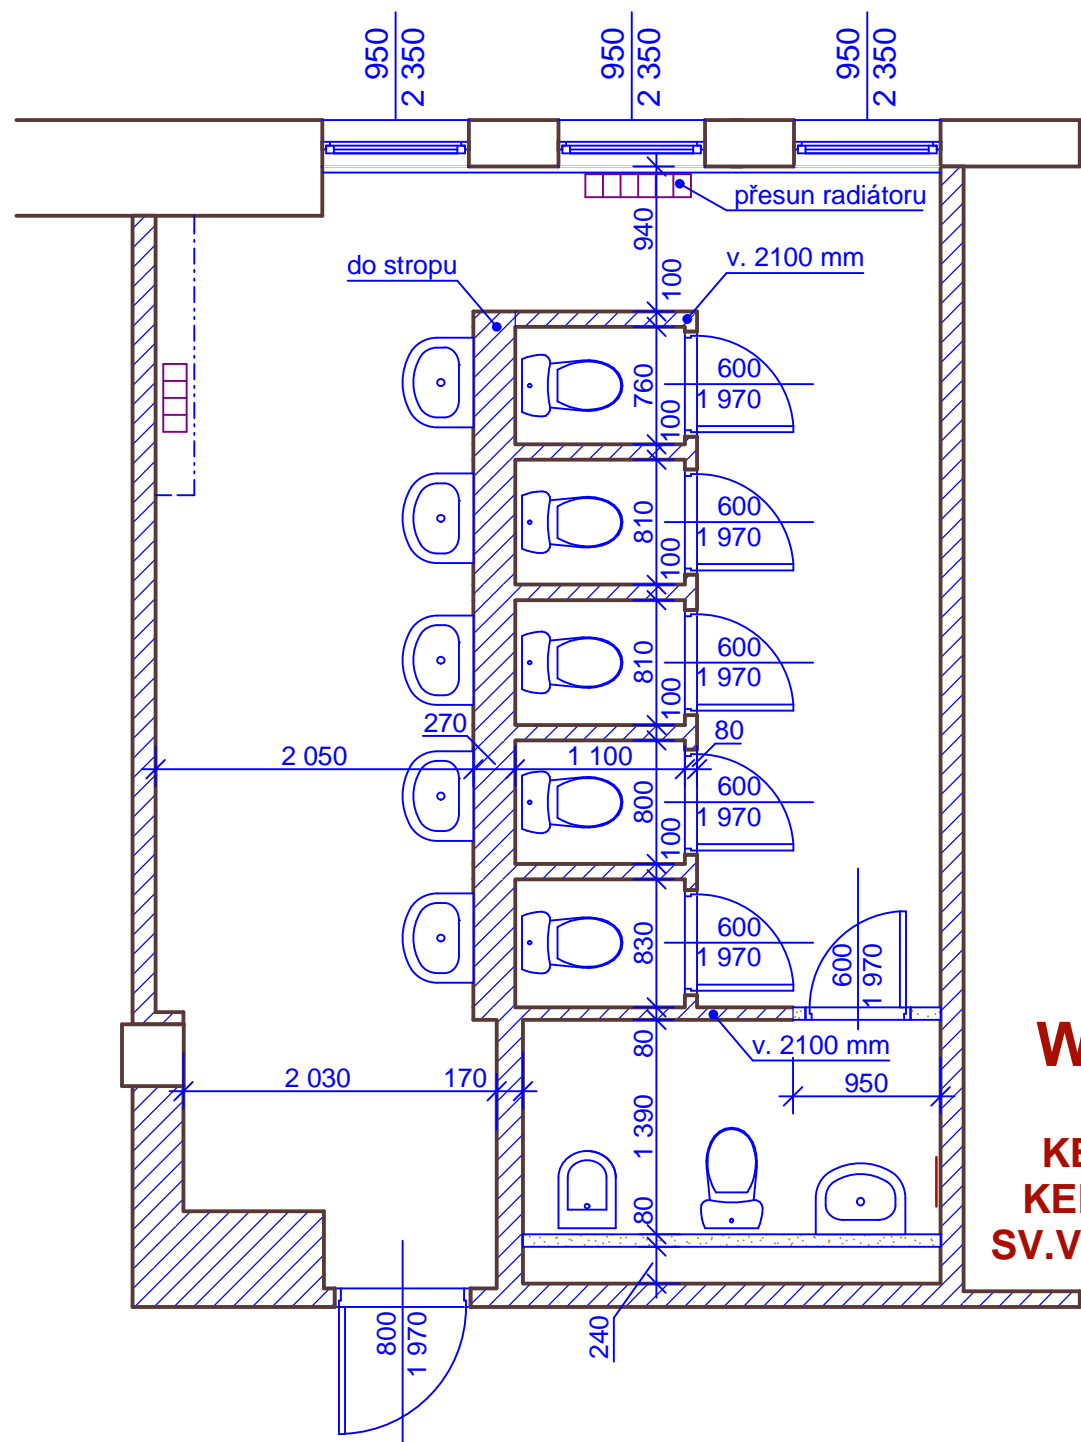


 

 
PŮDORYS WC DÍVKY - stáv. stav



WC DÍVKY
24,10 m²
KERAMICKÉ DLAŽBY
KER. OBKLADY V. 1500
SV.V. MÍSTNOSTI 3250 mm

WC UČITELKY
3,80 m²
KERAMICKÉ DLAŽBY
KER. OBKLADY V. 1500
SV.V. MÍSTNOSTI 3250 mm

LEGENDA MATERIÁLŮ

-  Původní zděné konstrukce (cihelné a tvárnicové zdivo)
-  Původní ŽB skelet MS-71 a obvodový plášť
-  Bourané konstrukce

Ved.atelieru	Ing.Petr BANDAS	PROJEKCE A INŽENÝRING  IČO 499 21 461 Purkyňova 43 400 03 Ústí n.L. Mobil:+420603 152827 E-mail: bastajunior @ volny.cz Dat. schr.: r7624k5	
Projektant	Ing.Petr BANDAS		
Místo stavby	3.NP, ZŠ Ústí nad Labem, Vinařská 1016/6		
Stavebník	ZŠ Ústí nad Labem, Vinařská 1016/6		
REKONSTRUKCE SOCIÁLNÍCH ZAŘÍZENÍ 3.NP, ZŠ Ústí nad Labem, Vinařská 1016/6		Datum prosinec 2019 Stupeň jednostupňová PD	
WC DÍVKY - stáv. stav		Měřítko 1:50	Č.v. D.1.1